 
 
 
 
 
 
 
 




非 a	LED非常灯専用型リモコン自己点検機能付	非 e	LED非常灯専用型リモコン自己点検機能付	非 i	LED非常灯専用型リモコン自己点検機能付	誘 A	LED B級・B L形 避難口誘導灯	通 B	LED B級・B L形 通路誘導灯片面型
 φ100低天井用(～3m)、30分間タイプ LED内蔵、非常時・非常灯用LED点灯/常時消灯 蓄電池：ニッケル水素電池 評定番号：L A L E-004 パナソニック NNFB91605J		 高天井用(～1.6m)、30分間タイプ LED内蔵、非常時・非常灯用LED点灯/常時消灯 蓄電池：ニッケル水素電池 評定番号：L A L E-006 パナソニック NNFB93608J		 直付高天井用(～10m) LED内蔵、非常時・非常灯用LED点灯/常時消灯 蓄電池：ニッケル水素電池、点検スイッチ付 自己点検スイッチ付、充電モニタ(緑)付、リモコン含 評定番号：L A L E-006 パナソニック NNFB93007J		 LED誘導灯コンパクトスクエア B級・B L形 天井埋込型 一般型(20分間) ニッケル水素蓄電池 リモコン自己点検機能付 パナソニック FA20352 LE1		 LED誘導灯コンパクトスクエア B級・B L形 片面型 壁埋込型 一般型(20分間) ニッケル水素蓄電池 リモコン自己点検機能付 図中<->は避難方向を示す パナソニック FA20303LE1	
非 b	LED非常灯専用型リモコン自己点検機能付	非 f	LED非常灯専用型リモコン自己点検機能付	非 j	階段通路誘導灯	誘 B	LED B級・B L形 避難口誘導灯	誘導音+点滅用(25回路用)	
 φ100中天井用(～6m)、30分間タイプ LED内蔵、非常時・非常灯用LED点灯/常時消灯 蓄電池：ニッケル水素電池 評定番号：L A L E-006 パナソニック NNFB93605J		 直付低天井用(～3m) LED内蔵、非常時・非常灯用LED点灯/常時消灯 蓄電池：ニッケル水素電池、点検スイッチ付 自己点検スイッチ付、充電モニタ(緑)付、リモコン含 評定番号：L A L E-004 パナソニック NNFB91005J		 カバー：アクリル (内面シルク印刷) 器具光束690lm、消費電力9W、電圧100V 本体：銅板(シルバメタリック) カバー：アクリル(内面シルク印刷) 蓄電池：ニッケル水素蓄電池 パナソニック FYY43005CH1		 LED誘導灯コンパクトスクエア B級・B L形 直付型(壁・天井) 一般型(20分間) ニッケル水素蓄電池 リモコン自己点検機能付 パナソニック FA20312 LE1		 信号回路定格容量：誘導音信号出力・点滅信号出力 消費電力：11W(最大負荷接続時65W) 電源電圧：100V 定格周波数：50/60Hz 充電モニタ付 パナソニック FF90028K	
		非 g	LED非常灯専用型リモコン自己点検機能付	非 k	LED中天井用非常灯専用型リモコン自己点検機能付	誘 C	LED B級・B L形 避難口誘導灯	消灯+点滅用(1回路用) 大ホール用	
		 直付低中天井用(～6m) LED内蔵、非常時・非常灯用LED点灯/常時消灯 蓄電池：ニッケル水素電池、点検スイッチ付 自己点検スイッチ付、充電モニタ(緑)付、リモコン含 評定番号：L A L E-006 パナソニック NNFB93005J		 LED非常灯専用型リモコン自己点検機能付 直付中天井用(～8m)、30分間タイプ LED内蔵、非常時・非常灯用LED点灯/常時消灯 非常灯評定番号：L A L E-006 レンズ：ガラス カバー：銅板(クールホワイトつや消し仕上) 電圧：100～242V、蓄電池：ニッケル水素電池 点検スイッチ付、自己点検スイッチ付 パナソニック NNFB93006J		 LED誘導灯コンパクトスクエア B級・B L形 天井埋込型 一般型(20分間) ニッケル水素蓄電池 リモコン自己点検機能付 パナソニック FA20352 LE1		 消費電力：5.6W (最大負荷接続時405.6W) 電源電圧：100V 定格周波数：50/60Hz 型式認定番号：S11A-10 パナソニック FF90023	
非 d	LED非常灯専用型リモコン自己点検機能付	非 h	LED非常灯専用型リモコン自己点検機能付	誘 A A	LED B級・B L形 誘導音付点滅形避難口誘導灯片面型	通 A	LED B級・B L形 通路誘導灯		
 φ100高天井用(～10m)、30分間タイプ LED内蔵、非常時・非常灯用LED点灯/常時消灯 蓄電池：ニッケル水素電池 評定番号：L A L E-006 パナソニック NNFB93607J		 直付特高天井用 LED内蔵、非常時・非常灯用LED点灯/常時消灯 蓄電池：ニッケル水素電池、点検スイッチ付 自己点検スイッチ付、充電モニタ(緑)付、リモコン含 評定番号：L A L E-006 パナソニック NNFB93008J		 LED誘導灯コンパクトスクエア B級・B L形 片面型 壁・天井直付・吊下兼用型 一般型(20分間) ニッケル水素蓄電池 リモコン自己点検機能付 パナソニック FA20337 LE1		 LED誘導灯コンパクトスクエア B級・B L形 直付型 一般型(20分間) ニッケル水素蓄電池 リモコン自己点検機能付 図中【両面】は両面型 図中<->は両矢印型 パナソニック FA20322 LE1			

工事名称	(仮称)糸濱市文化・平和・観光振興センター建設工事(電気)		
工事場所	糸濱市沼崎町1丁目1番2の一部		
竣工年月	令和3年10月		
発注機関	糸濱市 企画開発部 政策推進課		
施 工	図面名称 (株)西崎興業 (株)大協開発 建設工事共同企業体	図面名称 誘導灯・非常照明器具姿図 縮 尺 NO SCALE	図面番号 E-51

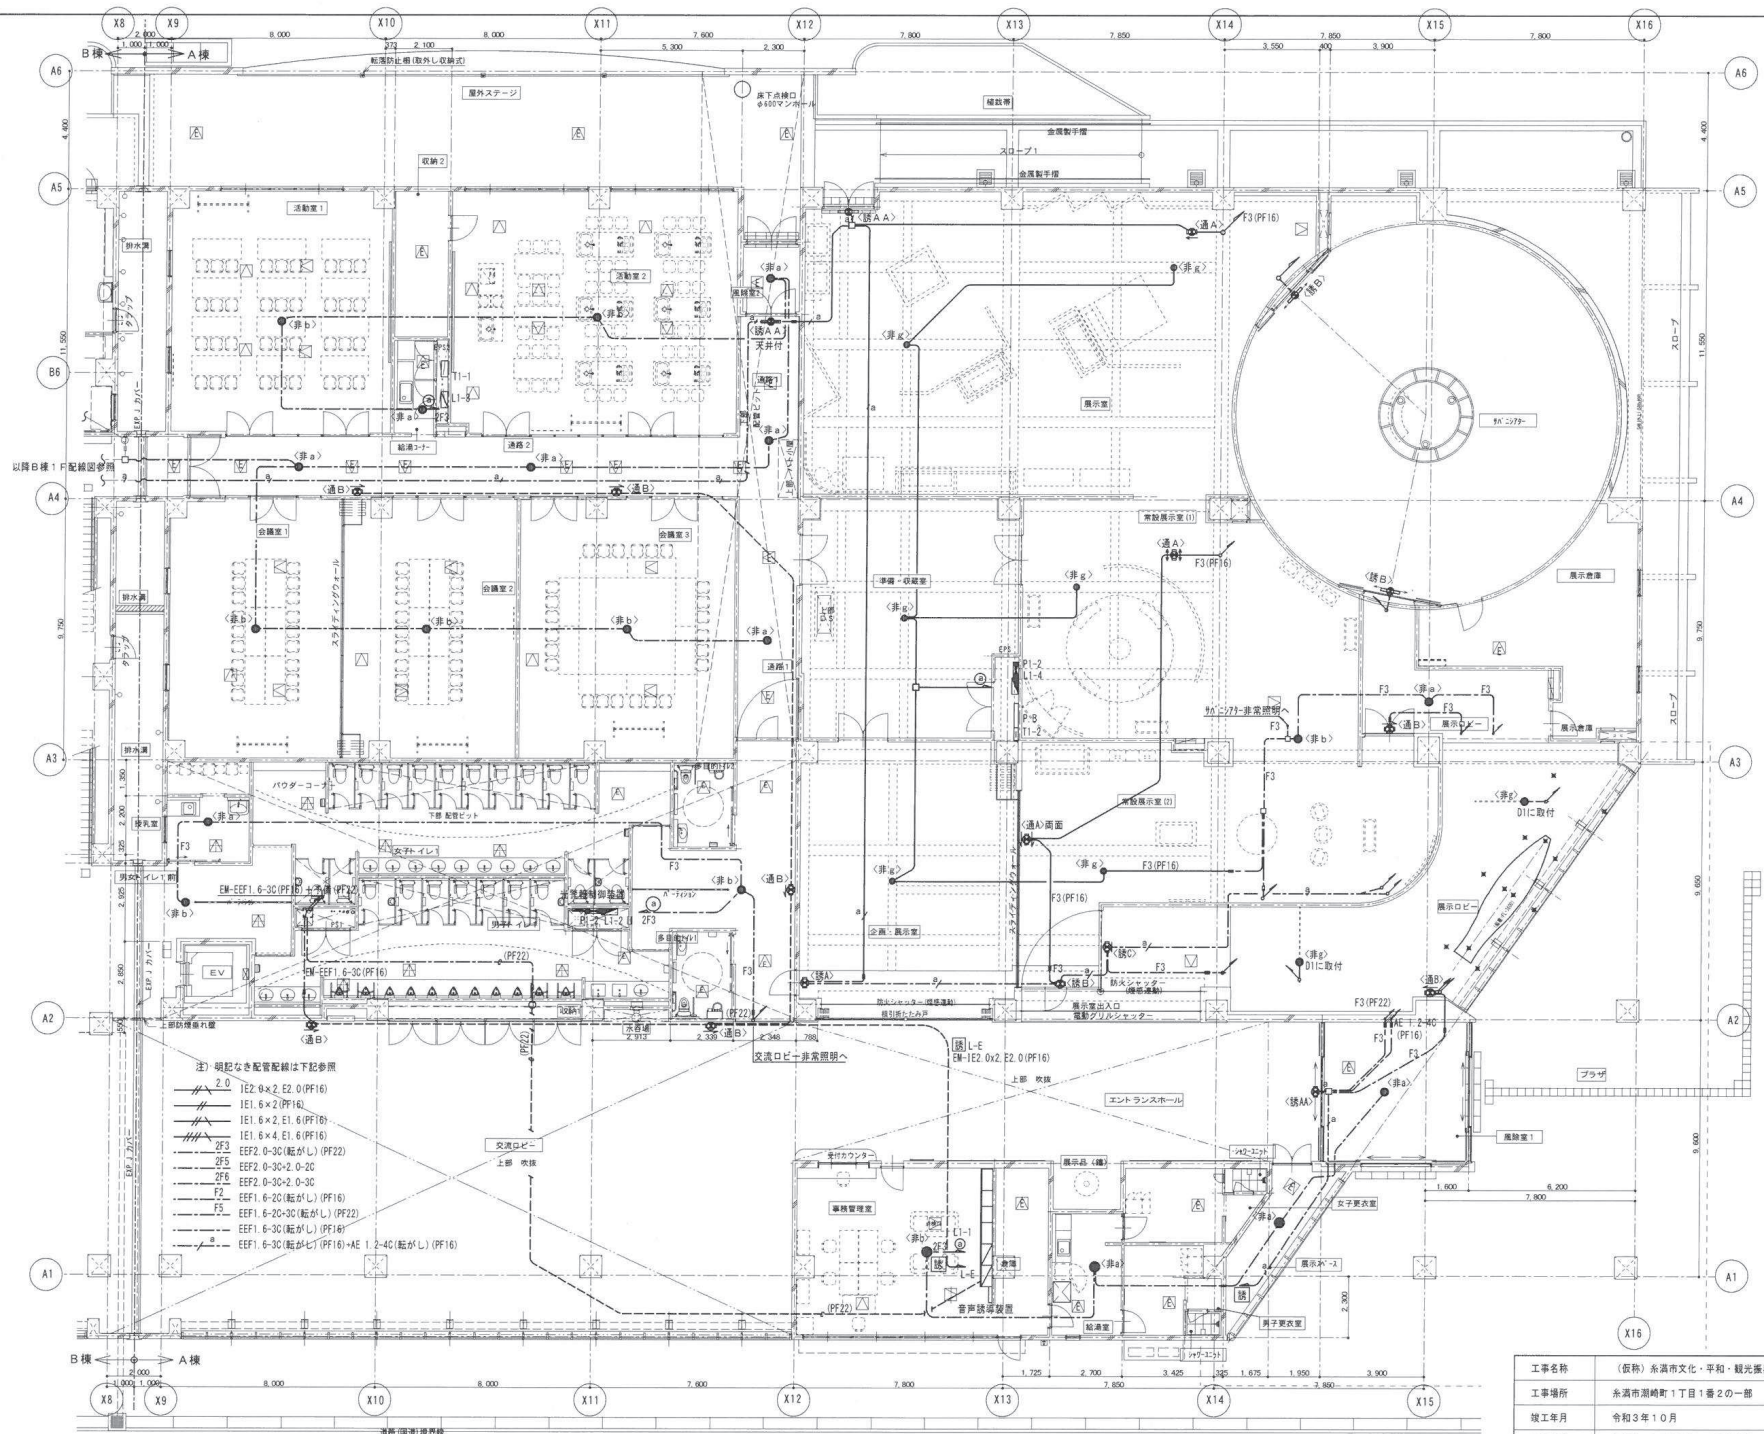


工事名称	(仮称) 青森市文化・平和・観光振興センター建設工事 (電気)		
工事場所	青森市湊町1丁目1番2の一部		
竣工年月	令和3年10月		
発注機関	青森市 企画開発部 政策推進課		
施工	図面名称	A棟 1層	図面番号
(株) 西崎興業	照明灯・非常照明設備配線図		E-52
(株) 大協開発	縮尺	1/100(A1) 1/141(A2) 1/200(A3) 1/285(A4)	
建設工事共同企業体			

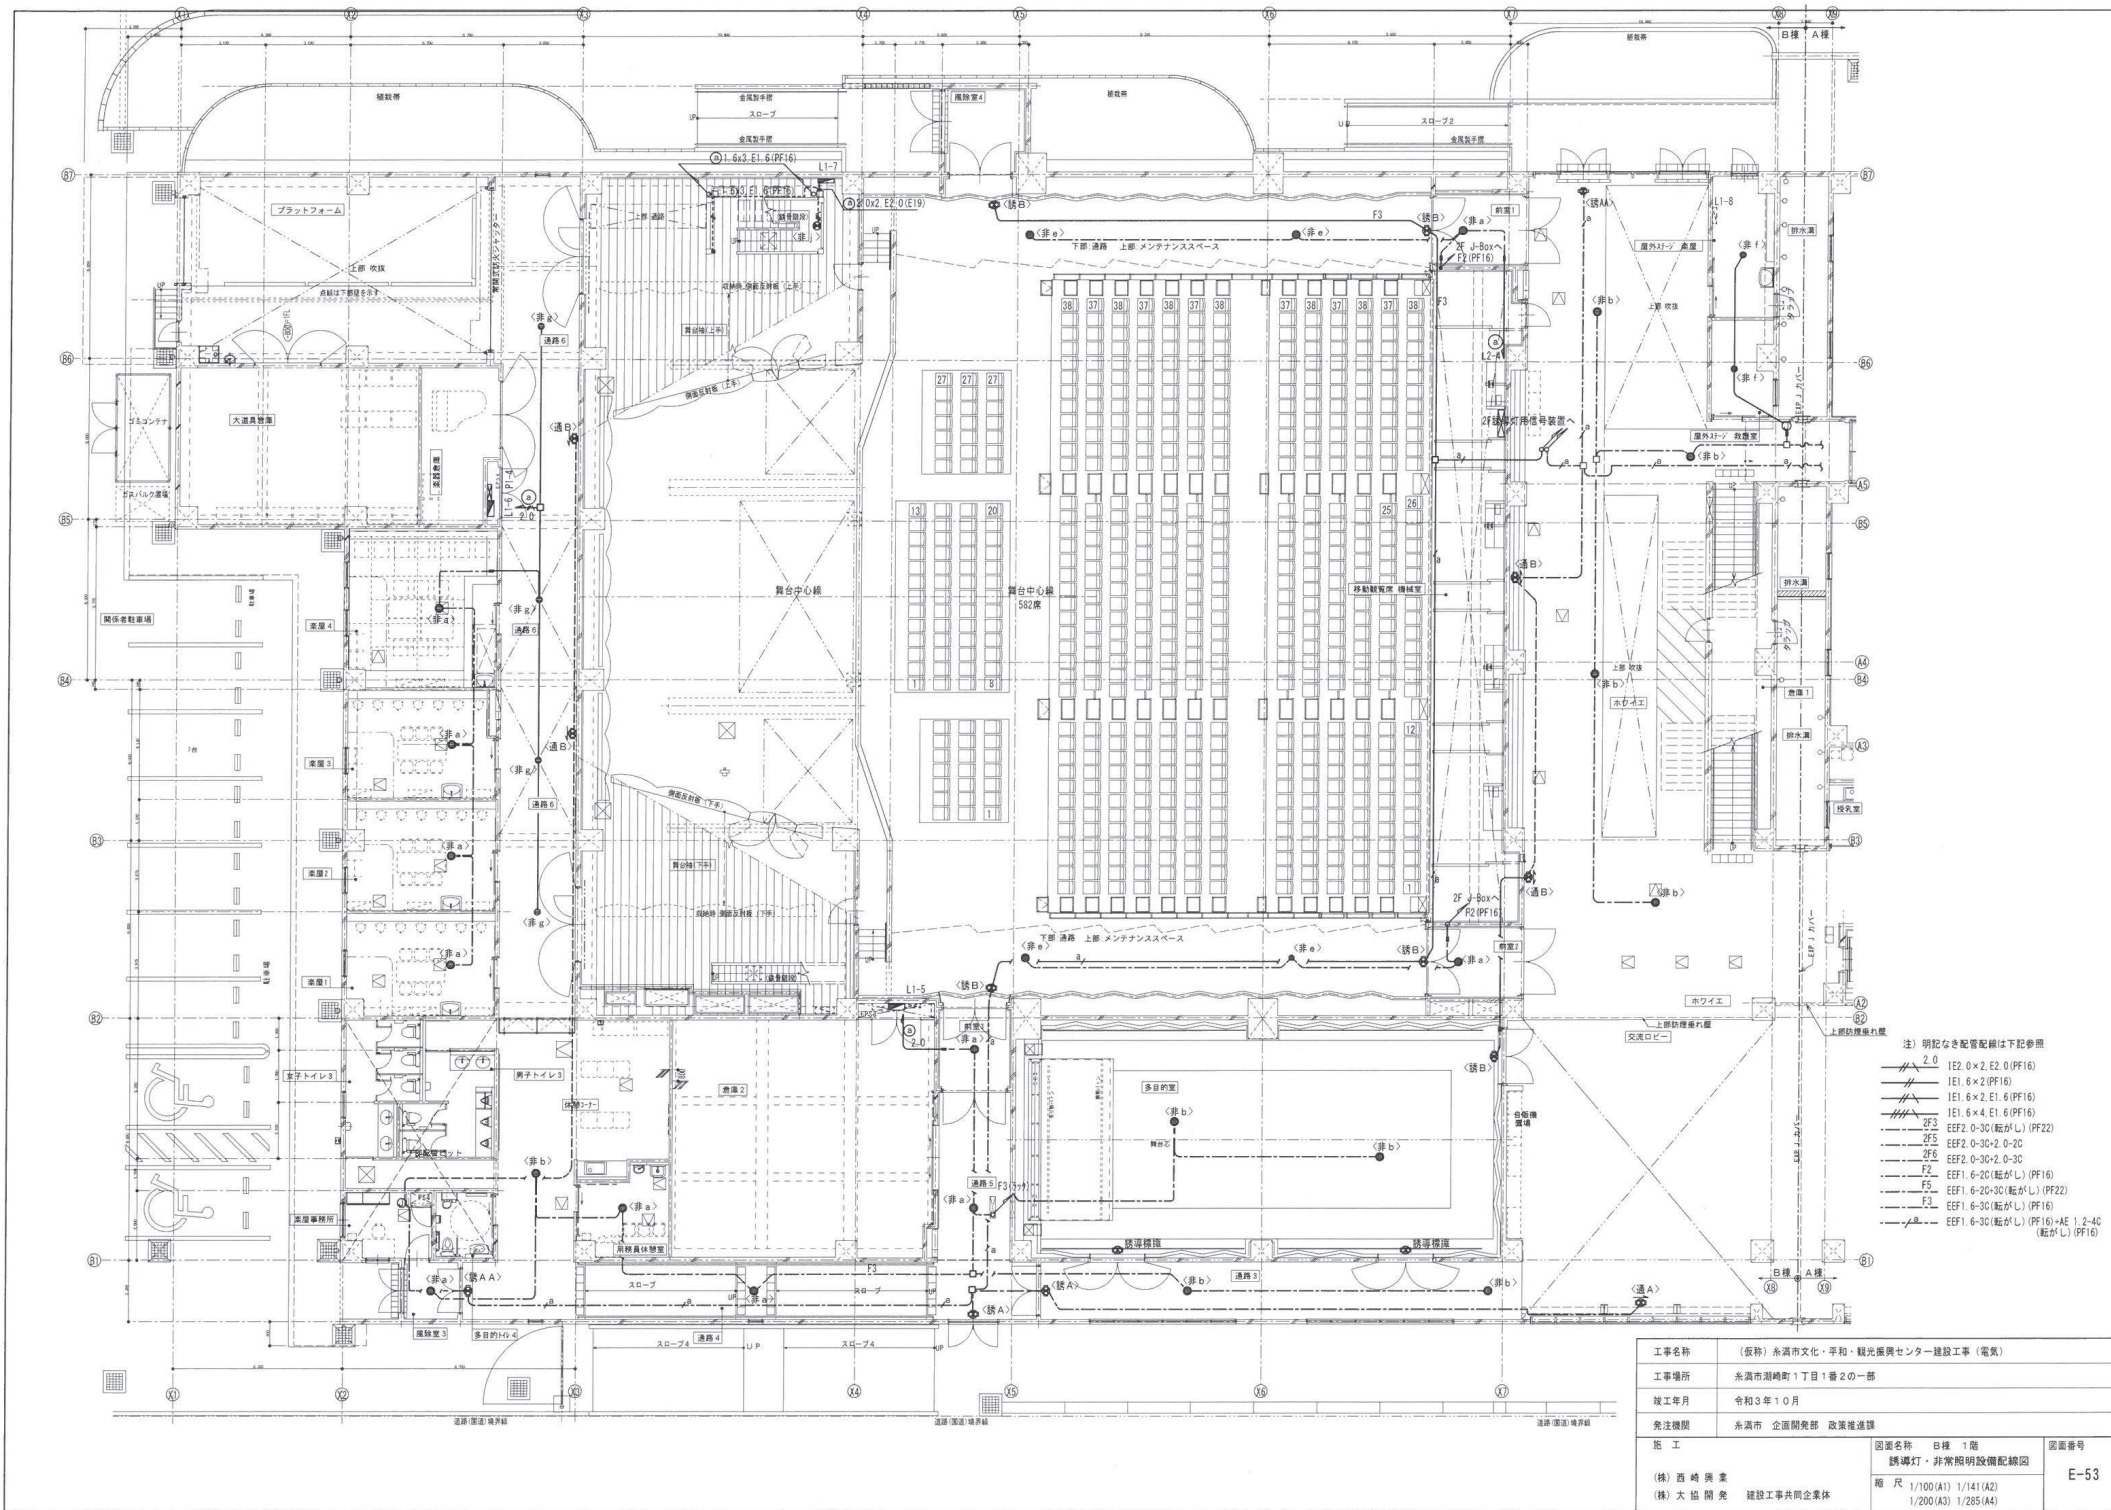


- 注) 明記なき配電配線は下記参照
- 2.0 IE2 0×2 E2 0 (PF16)
 - IE1 6×2 E1 6 (PF16)
 - IE1 6×4 E1 6 (PF16)
 - 2F3 EEF2 0-30 (配がL) (PF22)
 - 2F5 EEF2 0-30-2 0-30
 - 2F6 EEF2 0-30-2 0-30
 - F2 EEF1 6-20 (配がL) (PF16)
 - F5 EEF1 6-20-30 (配がL) (PF22)
 - F3 EEF1 6-30 (配がL) (PF16)
 - EEF1 6-30 (配がL) (PF16)-AE 1.2-4G (配がL) (PF16)

工事名称	(仮称) 永満市文化・平和・観光振興センター建設工事 (電気)		
工事場所	永満市瀬崎町1丁目1番2の一部		
竣工年月	令和3年10月		
発注機関	永満市 企画開発部 政策推進課		
施工	図面名称	図面番号	E-53
(株) 西崎 興業	誘導灯・非常照明設備配線図		
	縮尺 1/100(A1) 1/141(A2)		
	1/200(A3) 1/285(A4)		

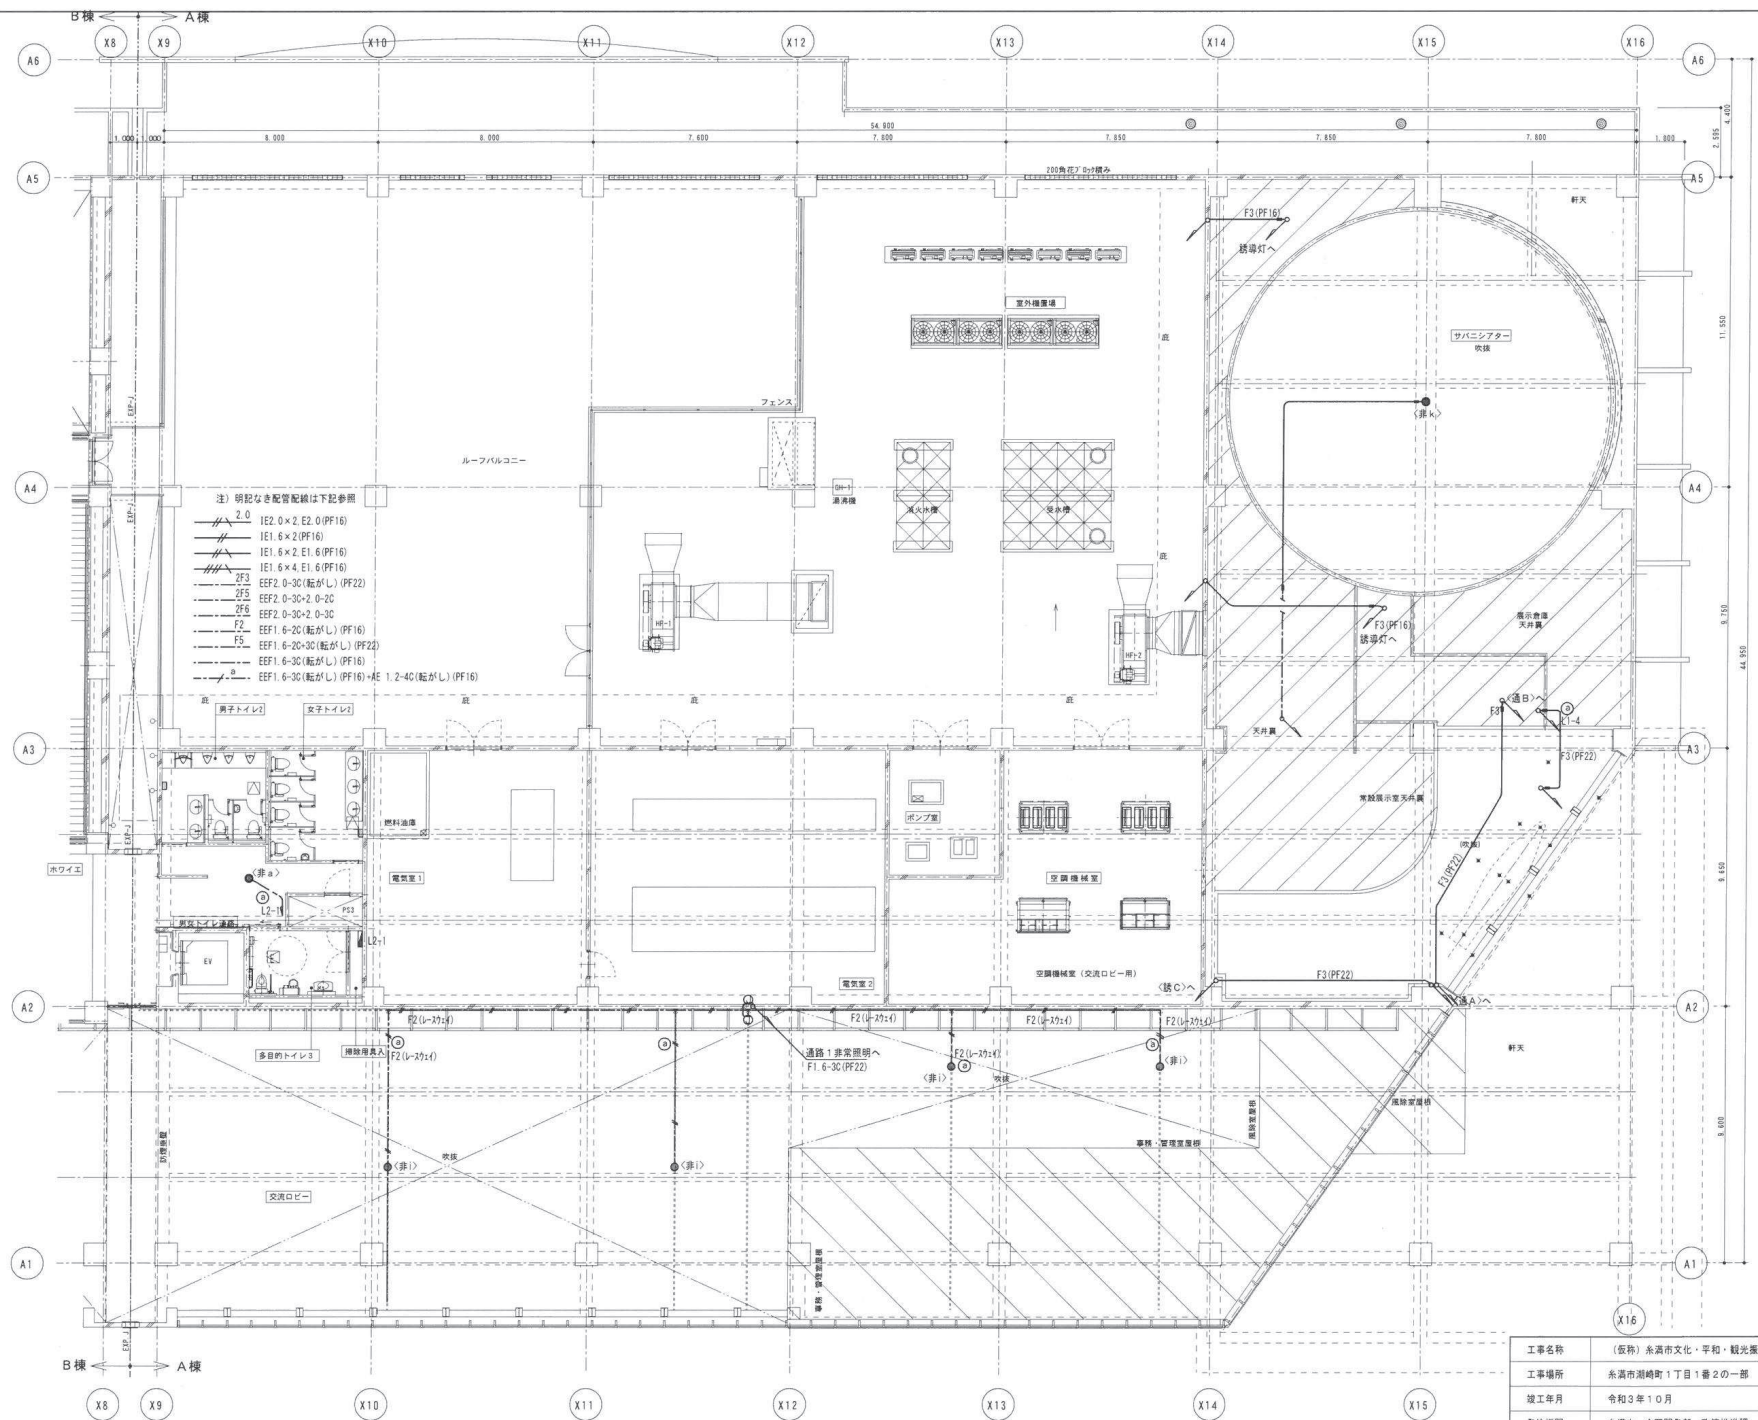


工事名称	(仮称) 糸満市文化・平和・観光振興センター建設工事 (電気)		
工事場所	糸満市瀬崎町1丁目1番2の一部		
竣工年月	令和3年10月		
発注機関	糸満市 企画開発部 政策推進課		
施工	図面名称	A棟 2階	図面番号
(株) 西崎興業	誘導灯・非常照明設備配線図		E-54
(株) 大協開発 建設工事共同企業体	縮尺	1/100(A1) 1/141(A2) 1/200(A3) 1/285(A4)	

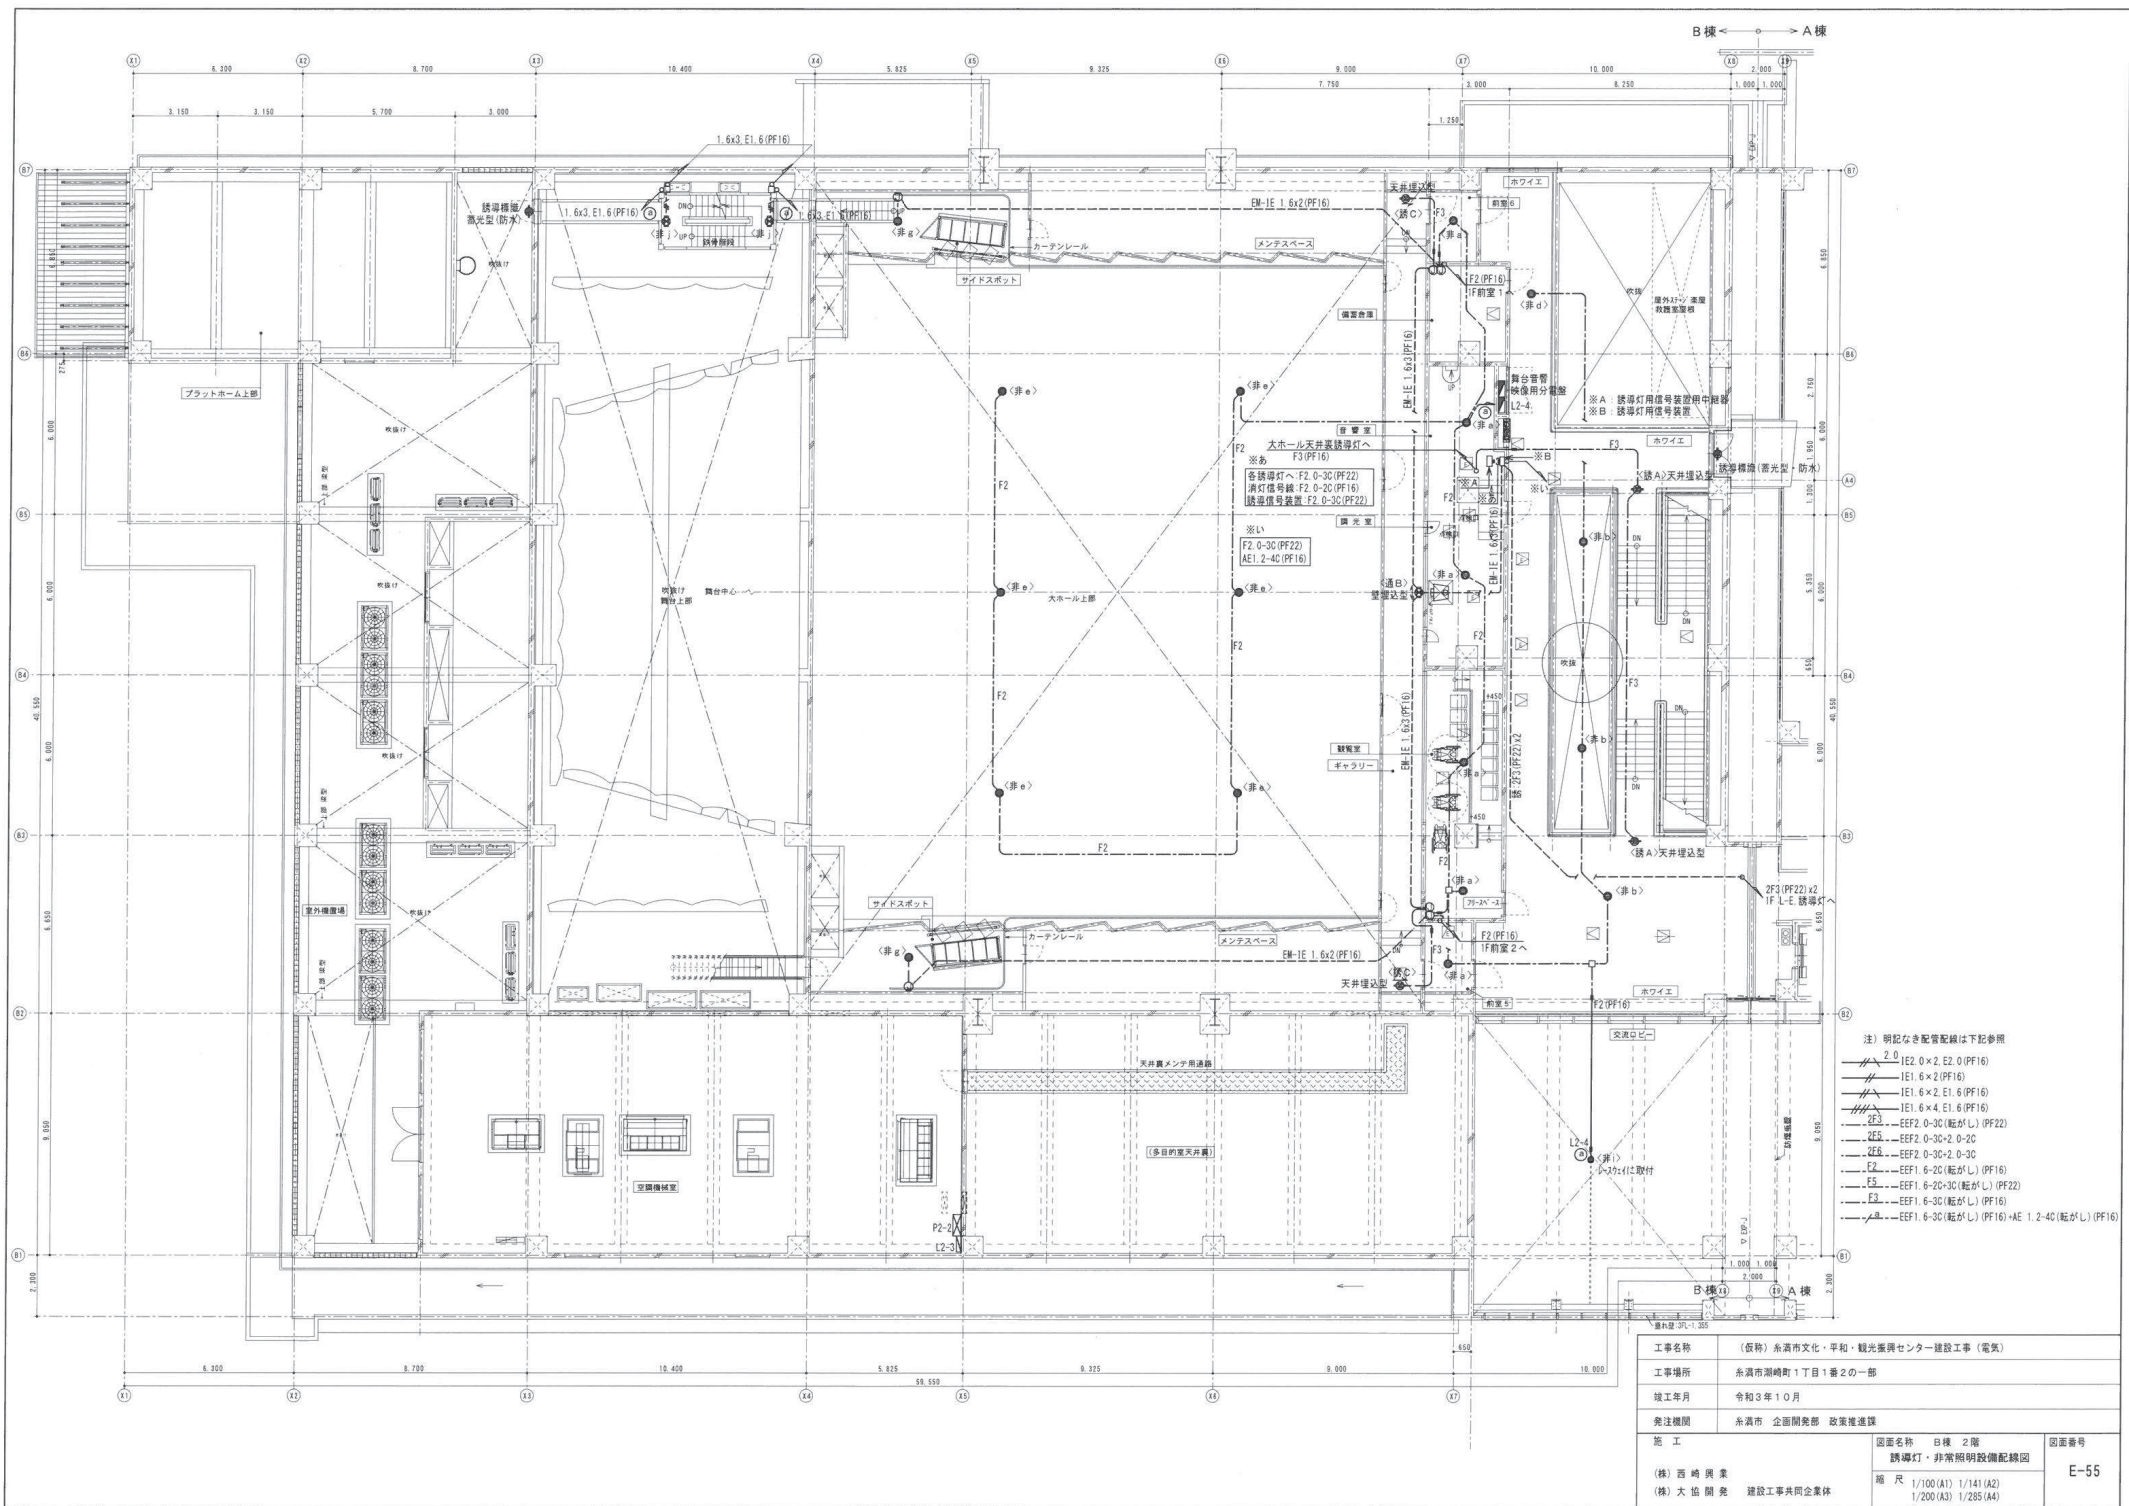

- 注) 明記なき配管配線は下記参照
- 2.0 IE2.0x2.E2.0(PF16)
 - 1.6x2 IE1.6x2(PF16)
 - 1.6x2 IE1.6x2.E1.6(PF16)
 - 1.6x4 IE1.6x4.E1.6(PF16)
 - 2.0 EF2.0-30(配がL)(PF22)
 - 2.0 EF2.0-30+2.0-20
 - 2.0 EF2.0-30+2.0-30
 - 2.0 EF1.6-20(配がL)(PF16)
 - 2.0 EF1.6-20+30(配がL)(PF22)
 - 2.0 EF1.6-30(配がL)(PF16)
 - 2.0 EF1.6-30(配がL)(PF16)+AE1.2-40(配がL)(PF16)

工事名称	(仮称) 新潟市文化・平和・観光振興センター建設工事 (電気)		
工事場所	新潟市湖崎町1丁目1番2の一部		
竣工年月	令和3年10月		
発注機関	新潟市 企画開発部 政策推進課		
図工	西崎興業 (株) 大協開発 建設工事共同企業体		図面名称 B横 2階 誘導灯・非常照明設備配線図 縮尺 1/100(A1) 1/141(A2) 1/200(A3) 1/285(A4)
図面番号	E-55		

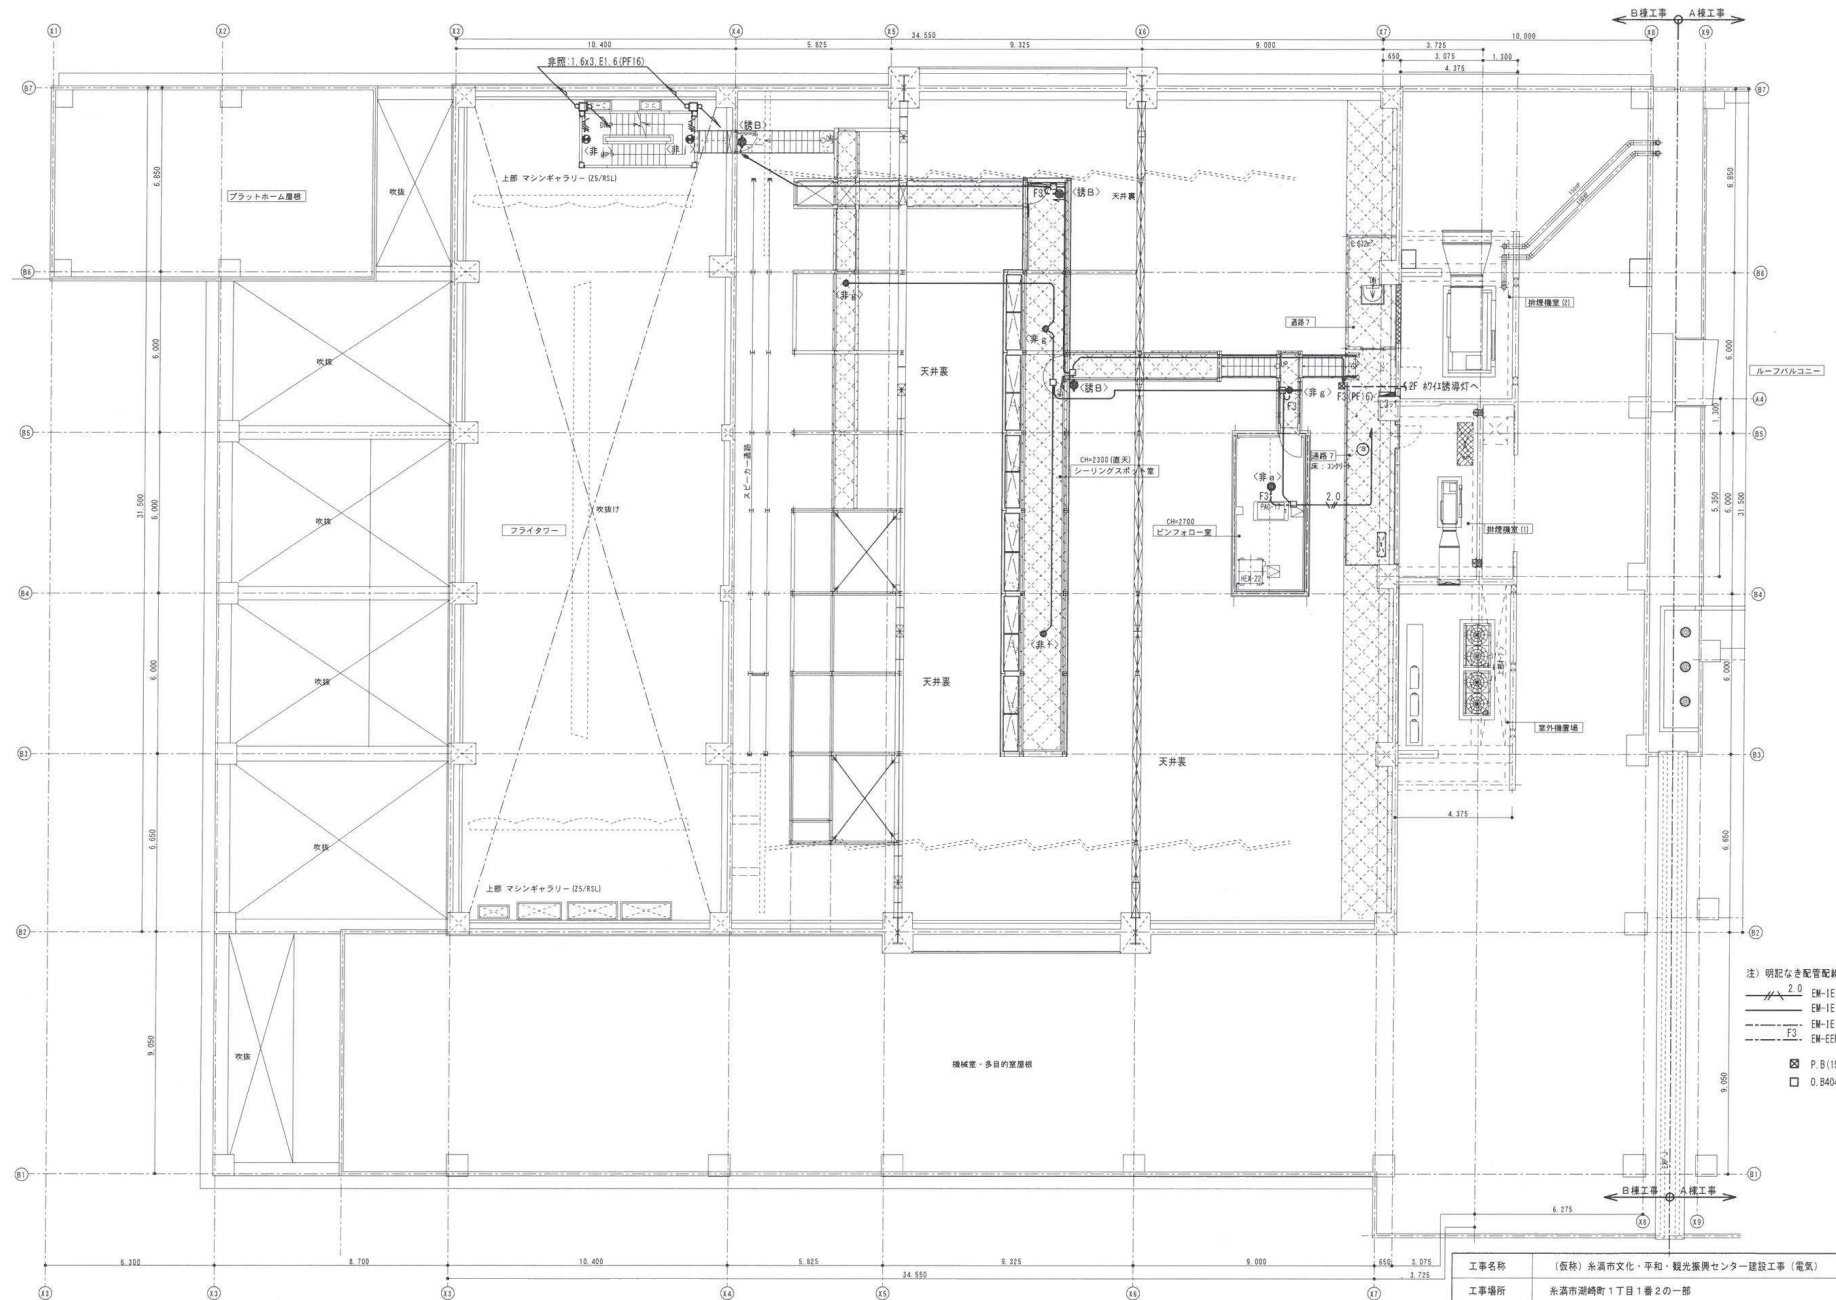


注) 明記なき配管配線は下記参照

2.0
 EM-1E 2.0x2 E2.0(PF16)
 EM-1E 1.6x2 E1.6(PF16)
 EM-1E 1.6x2 E1.6(PF16)
 EM-EEF 1.6-3C(1CE)

☒ P.B(150P/VE)
 ☐ O.B404+br-アット

工事名称	(仮称) 糸満市文化・平和・観光振興センター建設工事 (電気)		
工事場所	糸満市湖崎町1丁目1番2の一部		
竣工年月	令和3年10月		
発注機関	糸満市 企画開発部 政策推進課		
施工	図面名称 B3 3階 誘導灯・非常照明設備配線図	図面番号 E-56	
(株) 西崎興業 (株) 大協開発 建設工事共同企業体	縮尺 1/100(A1) 1/141(A2) 1/200(A3) 1/285(A4)		

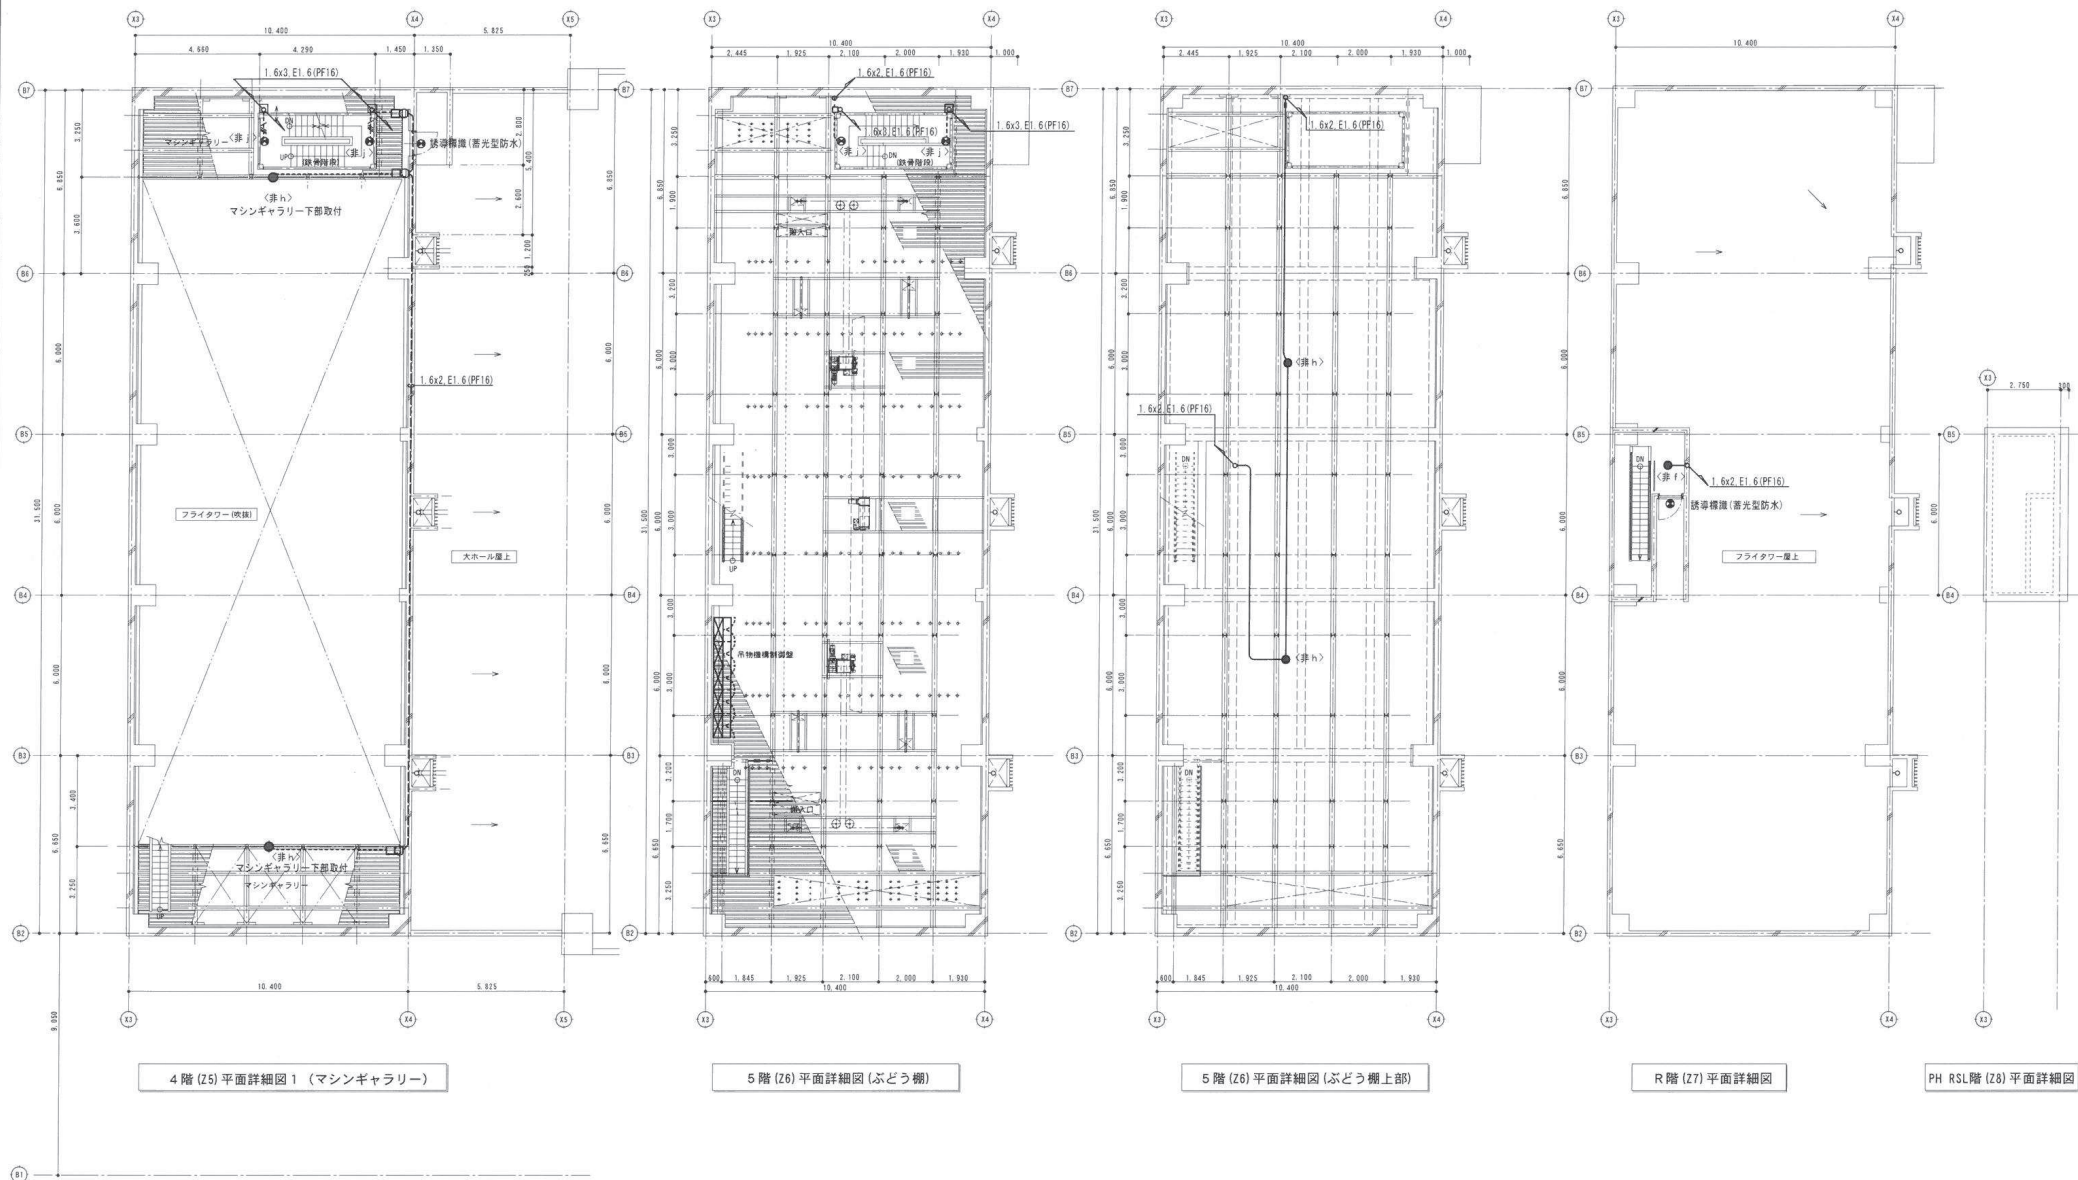

4 階 (Z5) 平面詳細図 1 (マシンギャラリー)

5 階 (Z6) 平面詳細図 (ぶどう棚)

5 階 (Z6) 平面詳細図 (ぶどう棚上部)


R 6 階 (Z7) 平面詳細図

PH RSL 6 階 (Z8) 平面詳細図


注) 明記なき配管配線は下記参照
 --- AE1: 2-4C (配がし) (PF16)+EEF1: 6-3C (配がし) (PF16)
 --- EF2: 0-3C (配がし) (PF16)
 --- EF3: 6-3C (配がし) (PF16)
 --- JE1: 6×2, E1: 6 (PF16)

工事名称	(仮称) 糸満市文化・平和・観光振興センター建設工事 (電気)		
工事場所	糸満市瀬崎町1丁目1番2の一部		
竣工年月	令和3年10月		
発注機関	糸満市 企画開発部 政策推進課		
監工	(株) 西崎興業	図面名称	B棟 4～PH階 誘導灯・非常照明設備配線図
(株) 大協開発	建設工事共同企業体	縮尺	1/100 (A1) 1/141 (A2) 1/200 (A3)
		図面番号	E-57

28 P.H.R.F.
2.400
17 R.F.
3.380
26 S.F.
4.020
25 A.F.
4.500
24 3.F.
4.500
23 2.F.
4.500
22 1.F.
2.000
200 G.L.

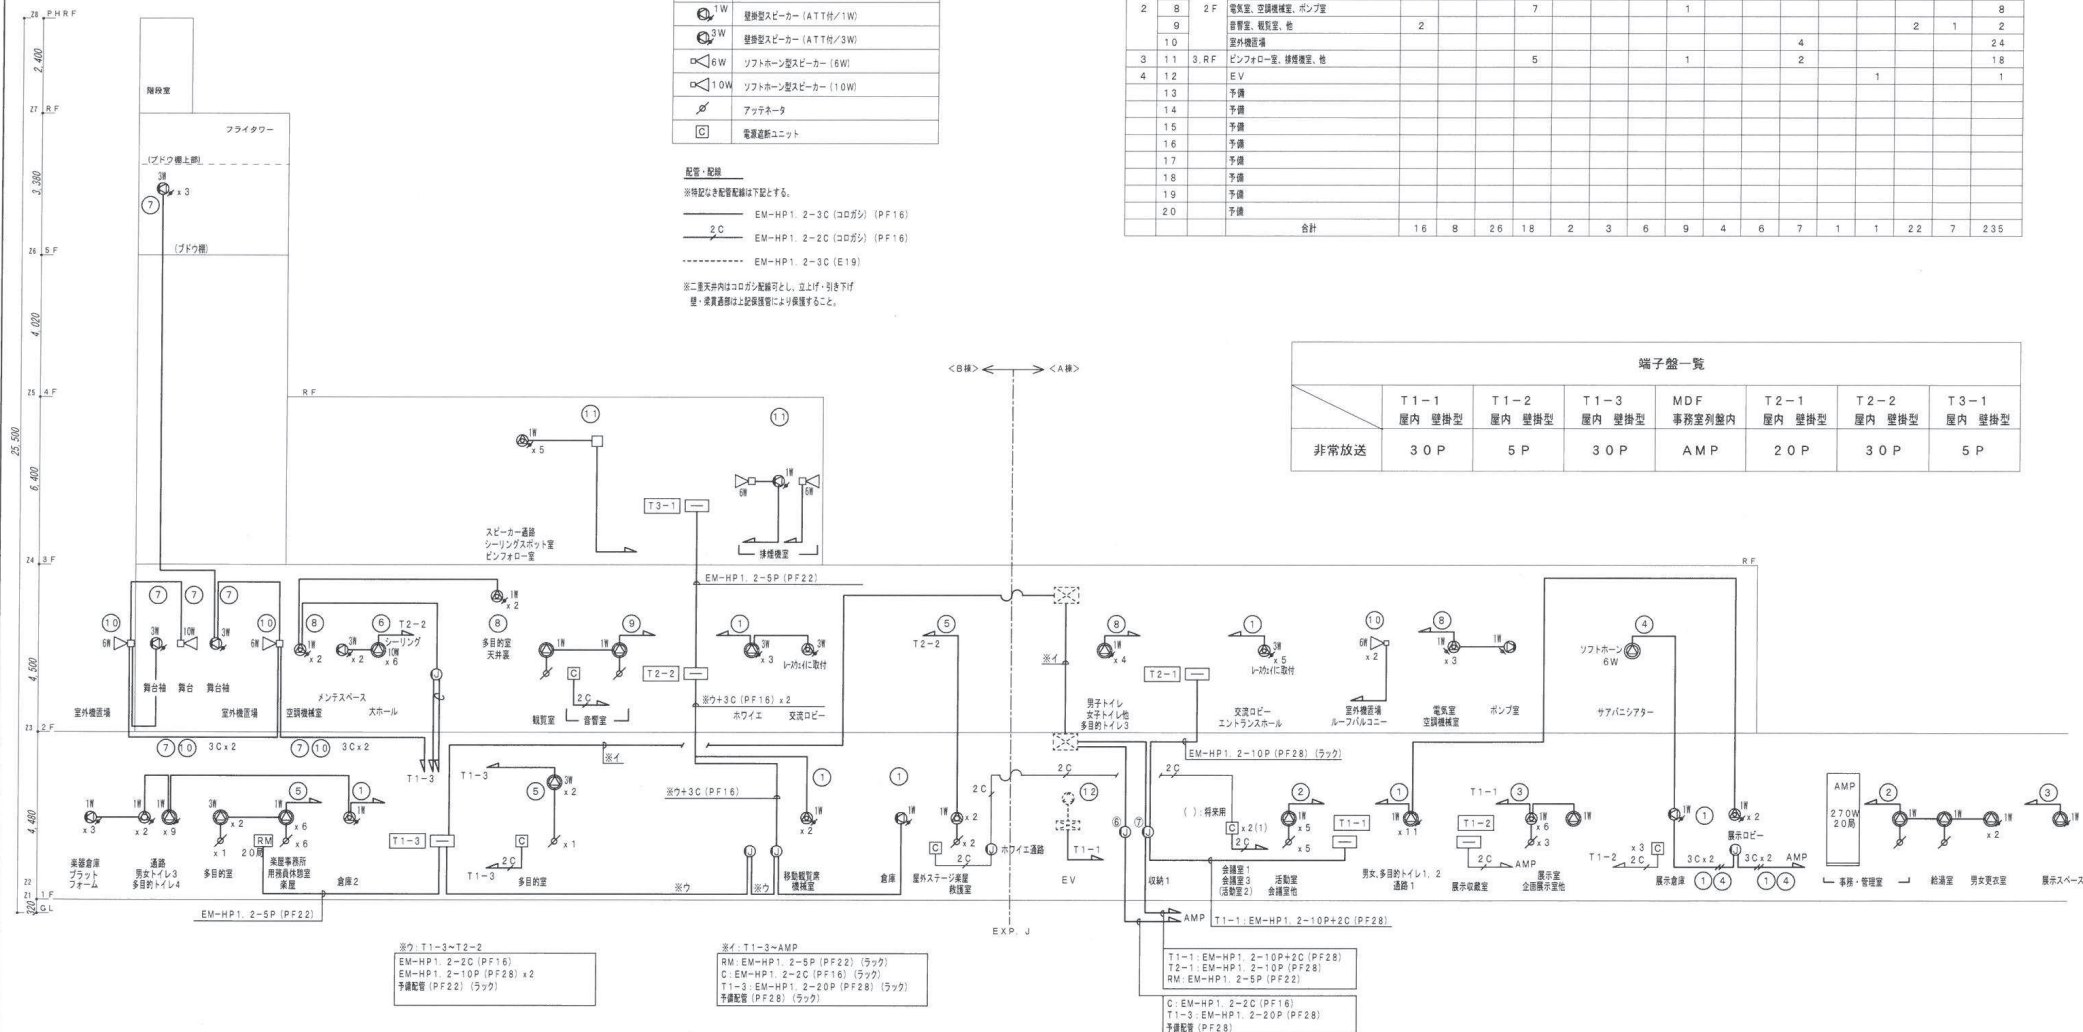


工事名称	(仮称) 新潟市文化・平和・観光振興センター建設工事 (電気)		
工事場所	新潟市湖崎町1丁目1番2の一		
竣工年月	令和3年10月		
発注機関	新潟市 企画開発部 政策推進課		
施 工		図面名称	図面番号
(株) 西 崎 興 業		非常放送設備系統図	E-58
(株) 大 協 興 業 建設工事共同企業体		概 尺 NO SCALE	

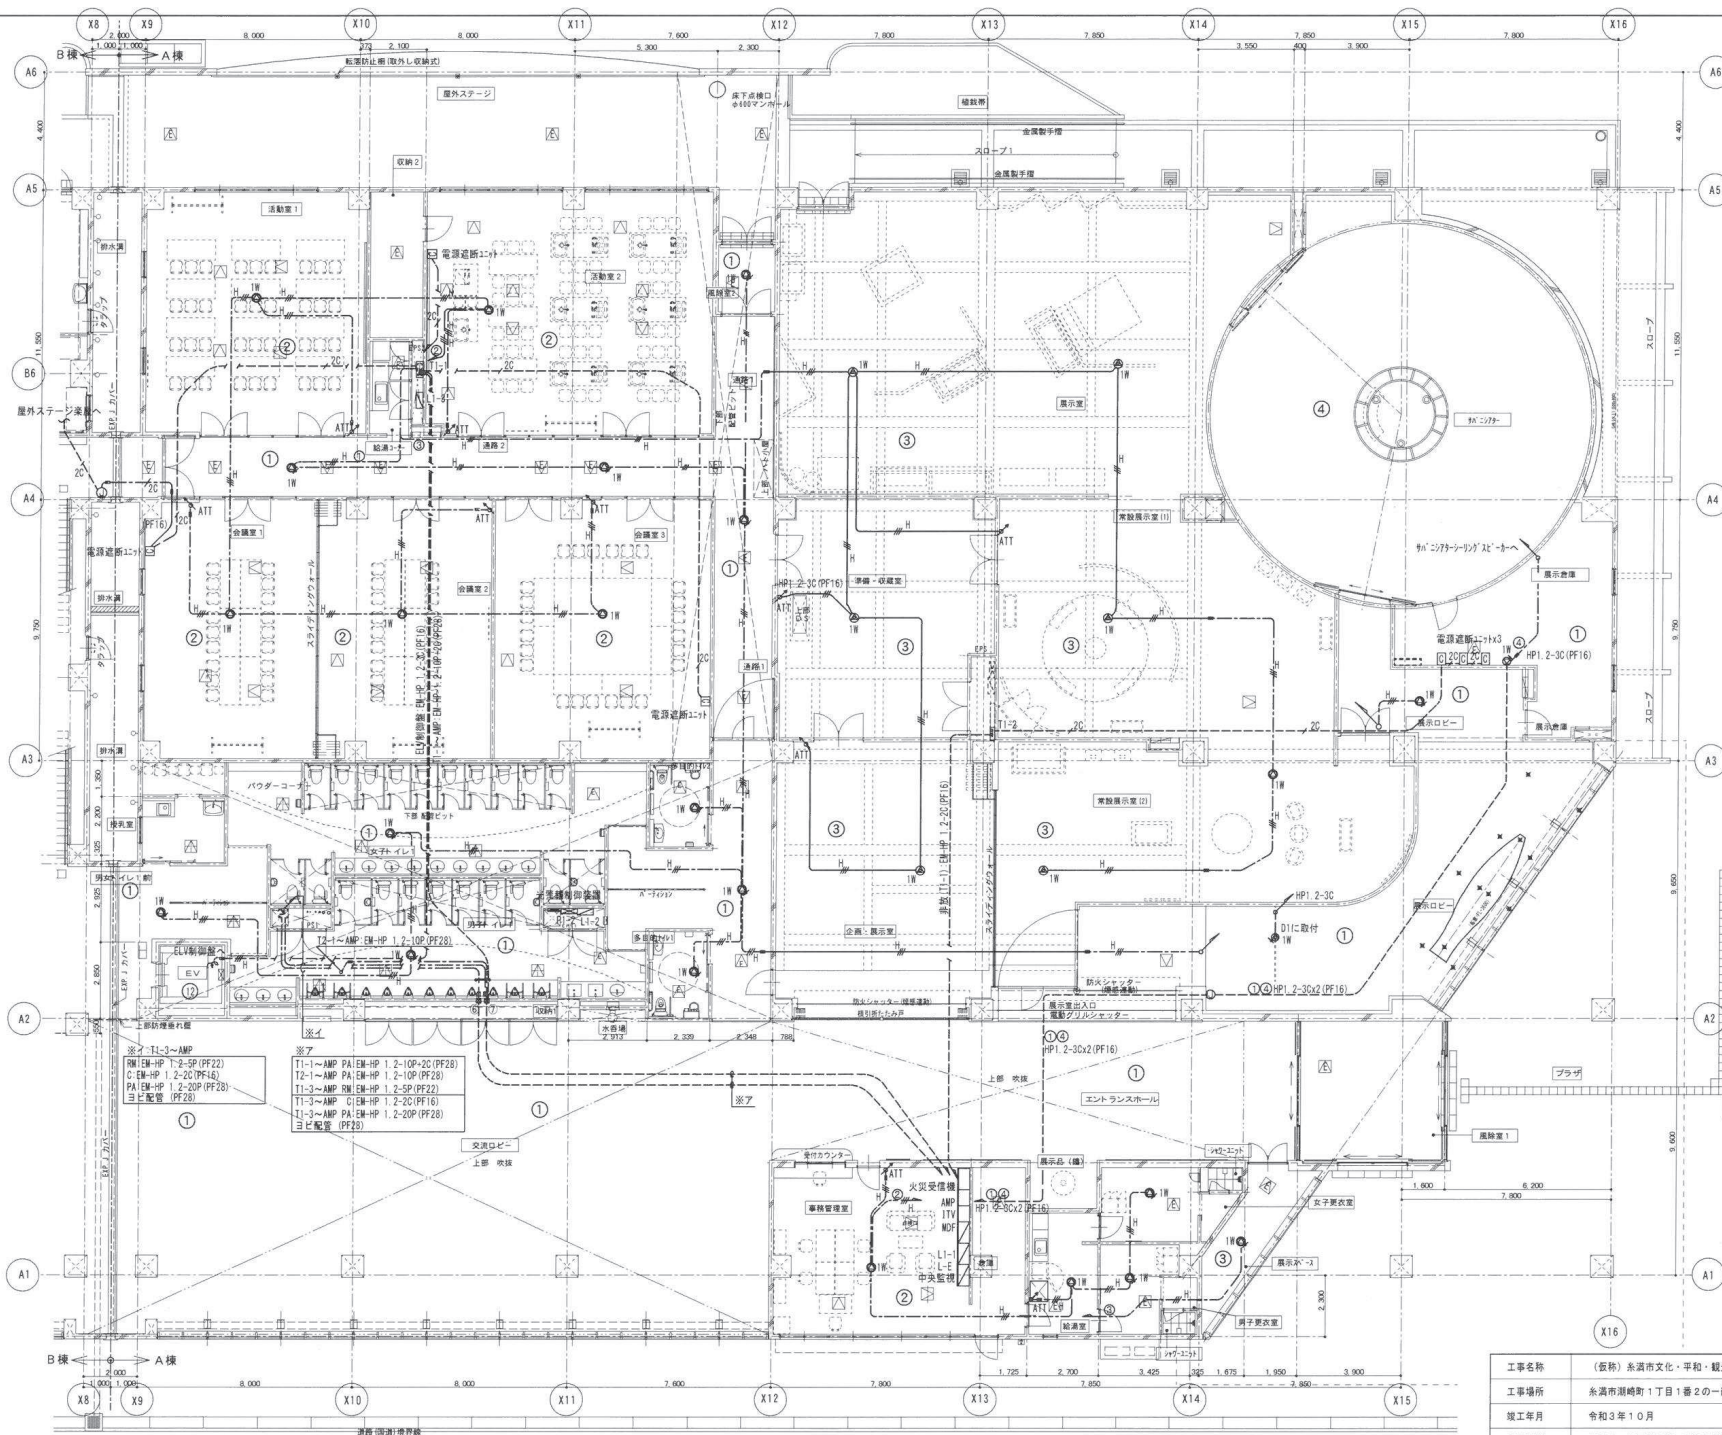

凡例	品名
[AMP]	非常放送放送機
[S]	天井埋込型スピーカー (A T T 無)
[S]	天井埋込型スピーカー (A T T 付)
[S]	天井埋込型スピーカー (A T T 付/3W)
[S]	シーリングスピーカー
[S]	天井露出型スピーカー (A T T 付)
[S]	壁掛型スピーカー (A T T 付)
[S]	壁掛型スピーカー (A T T 付/3W)
[S]	ソフトホーン型スピーカー
[S]	ソフトホーン型スピーカー (10W)
[S]	アッテネータ
[S]	電源遮断ユニット

※特記なき配管配線は下記とする。
--- EM-HP1 2-30 (絶がし) (PF16)
--- EM-HP1 2-20 保護管 (PF16)
--- EM-HP1 2-30 露出配管 (E19)
※二重天井内はコログシ配線とし、立上げ・引き下げ
盤・変換器等は上記保護管により保護すること。

工事名称	(仮称) 糸満市文化・平和・観光振興センター建設工事 (電気)
工事場所	糸満市潮崎町1丁目1番2の一部
竣工年月	令和3年10月
発注機関	糸満市 企画開発部 政策推進課
施工	図面名称 A 棟 1 層 非常放送設備配線図
縮尺	縮尺 1/100(A1) 1/141(A2) 1/200(A3) 1/285(A4)
図番	E-59

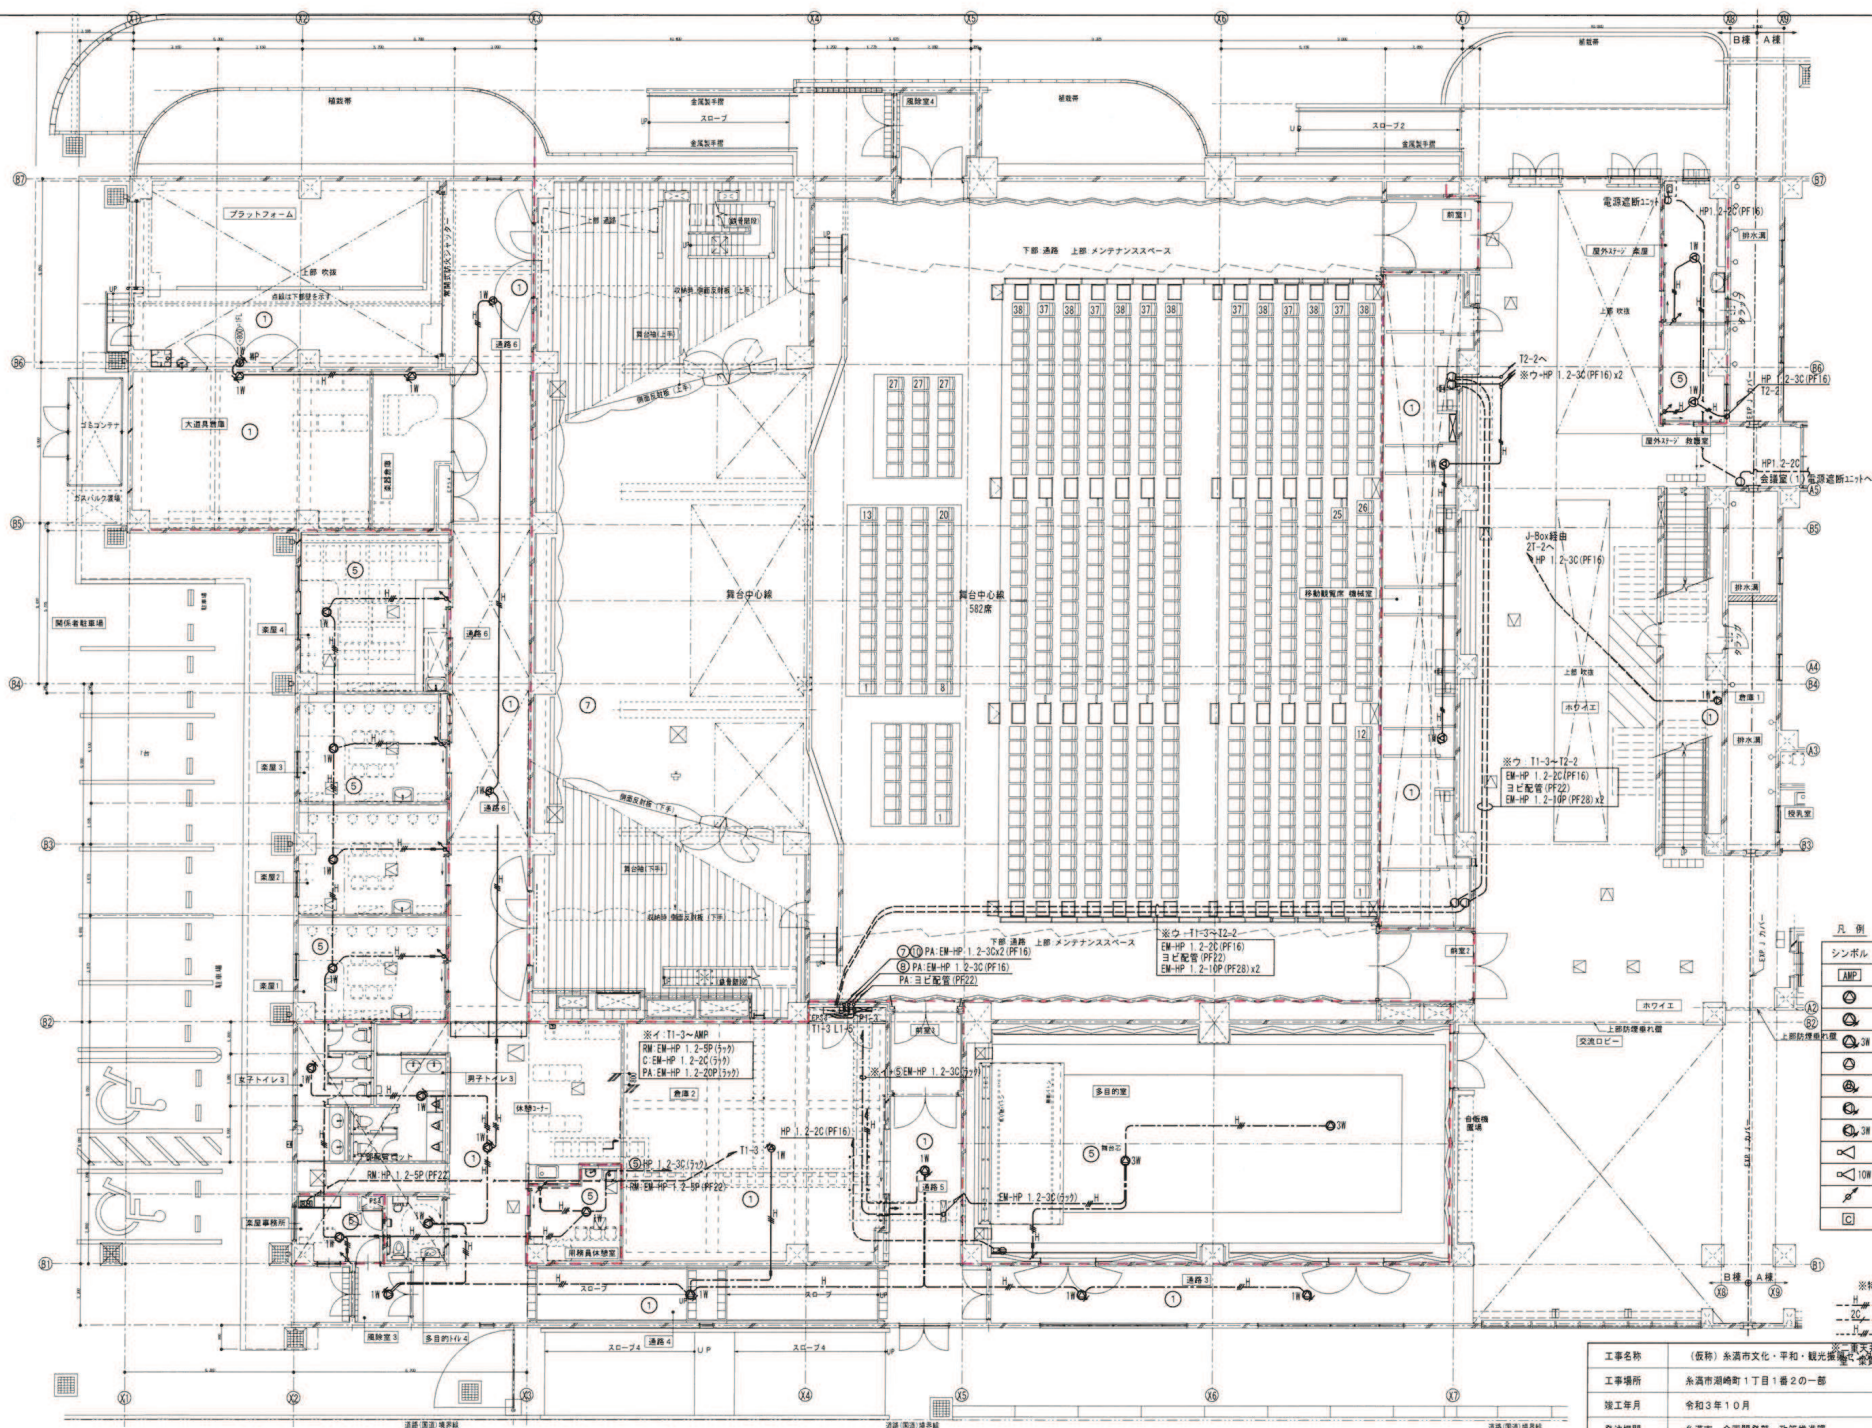


凡 例	
シンボル	品 名
	非常業務放送機
	天井埋込型スピーカ（ＡＴＴ無）
	天井埋込型スピーカ（ＡＴＴ付）
	天井埋込型スピーカ（ＡＴＴ付／Ｗ）
	シーリング型スピーカ
	天井露出型スピーカ（ＡＴＴ付）
	壁掛け型スピーカ（ＡＴＴ付）
	壁掛け型スピーカ（ＡＴＴ付／Ｗ）
	ソフトホン型スピーカ
	ソフトホン型スピーカ（１０Ｗ）
	アンテナネット
	電源遮断ユニット

※特記なき配管配線は下記とする。

	EM-HP1.2-3C (転がし) (PF16)
	EM-HP1.2-2C 保護管 (PF16)
	EM-HP1.2-3C 露出配管 (E19)

東大井内はクロガシ配管とし、立上げ・引き下げは、
金管製配管に土留保護管により保護すること。


工事名称	(仮称)糸満市文化・平和・観光交流センター新築工事			※糸満市公共用コナラ公園敷地とし、並立併け、引き下り敷地造成、公園整備等により保護するとする。
工事場所	糸満市浦崎町1丁目1番2の一部			
竣工年月	令和3年3月10月			
発注機関	糸満市 企画開発部 政策推進課			
面 工	図面名称 日様 1階 非常逃設設備配線図 縮 尺 1/100(A1) 1/141(A2) 1/200(A3) 1/285(A4)			図面番号 E-60
(株)西崎興業 (株)大協興業 建設工事共同企業体				

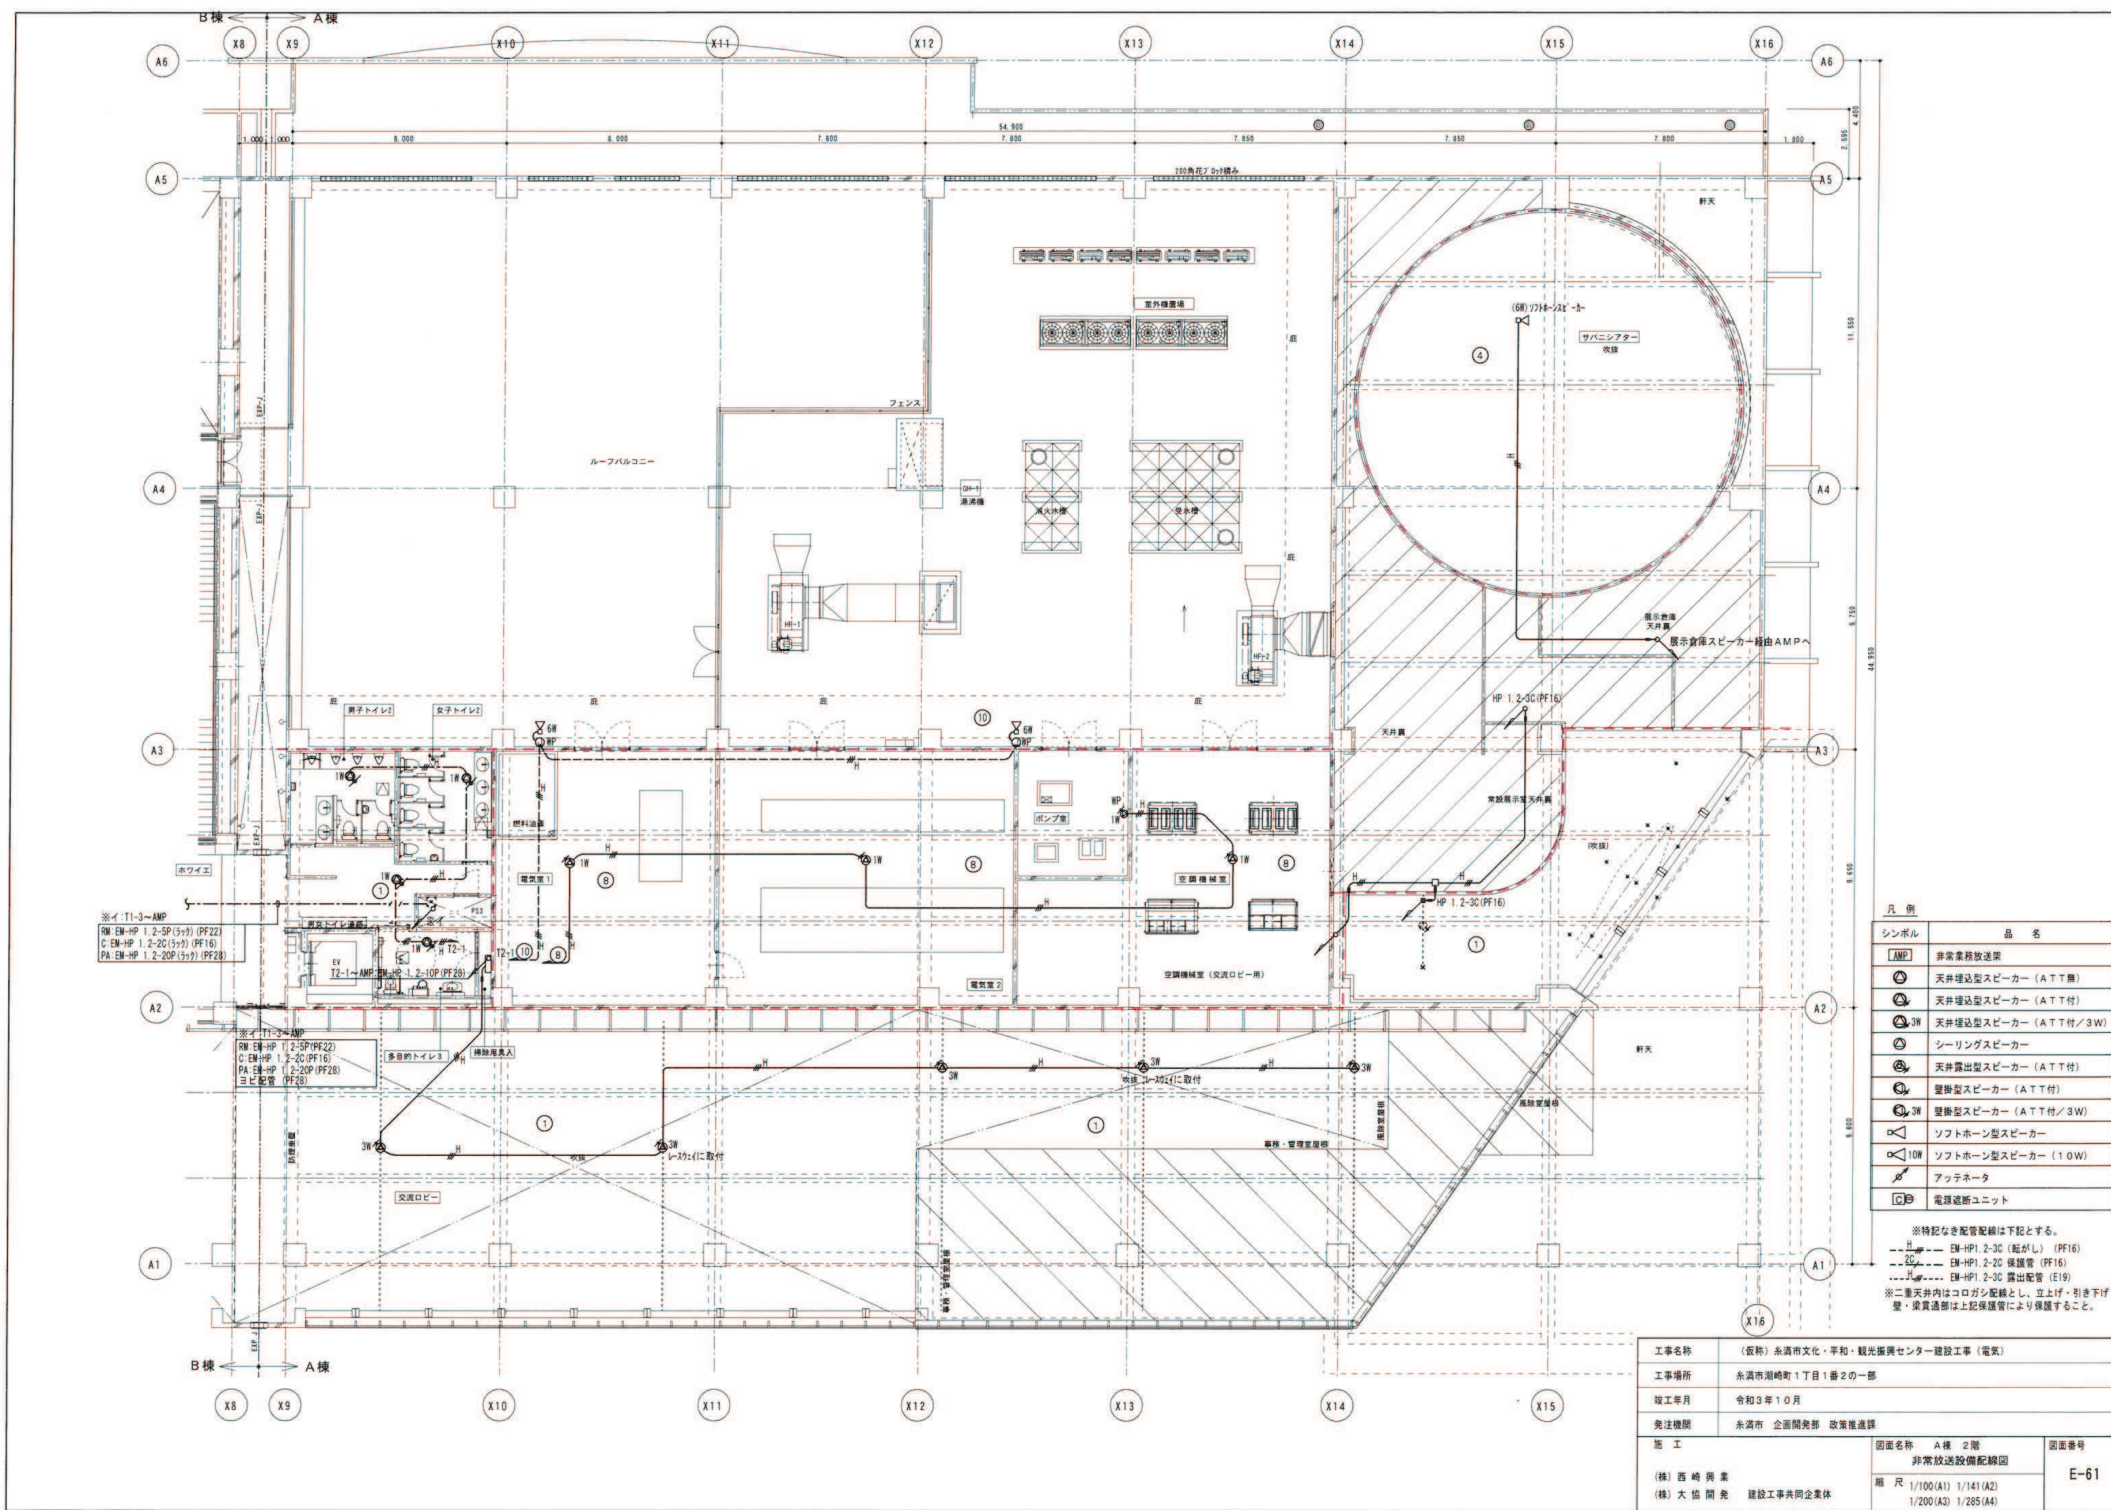

シンボル	品名
[AMP]	非常業務放送機
Ⓐ	天井埋込型スピーカー (A T T 付)
Ⓑ	天井埋込型スピーカー (A T T 付)
Ⓒ 3W	天井埋込型スピーカー (A T T 付/3W)
Ⓓ	シーリングスピーカー
Ⓔ	天井露出型スピーカー (A T T 付)
Ⓕ	壁掛型スピーカー (A T T 付)
Ⓖ 3W	壁掛型スピーカー (A T T 付/3W)
Ⓖ	ソフトホーン型スピーカー
Ⓖ 10W	ソフトホーン型スピーカー (10W)
Ⓗ	アッテネータ
Ⓖ	電源遮断ユニット

※特記なき配管配線は下記とする。
--- EM-HP1.2-3C (配がし) (PF16)
--- EM-HP1.2-2C 保護管 (PF16)
--- EM-HP1.2-2C 露出配管 (E19)
※二重天井内はコルガス配線とし、立上げ・引き下げ
壁・床貫通部は上記保護管により保護すること。


工事名称	(仮称) 永清市文化・平和・観光振興センター建設工事 (電気)
工事場所	永清市旭町1丁目1番2の一部
竣工年月	令和3年10月
発注機関	永清市 企画開発部 政策推進課
施工	西崎興業 大協興発 建設工事共同企業体
図面名称	A棟 2階 非常放送設備配線図
図面番号	E-61
縮尺	1/100(A1) 1/141(A2) 1/200(A3) 1/285(A4)

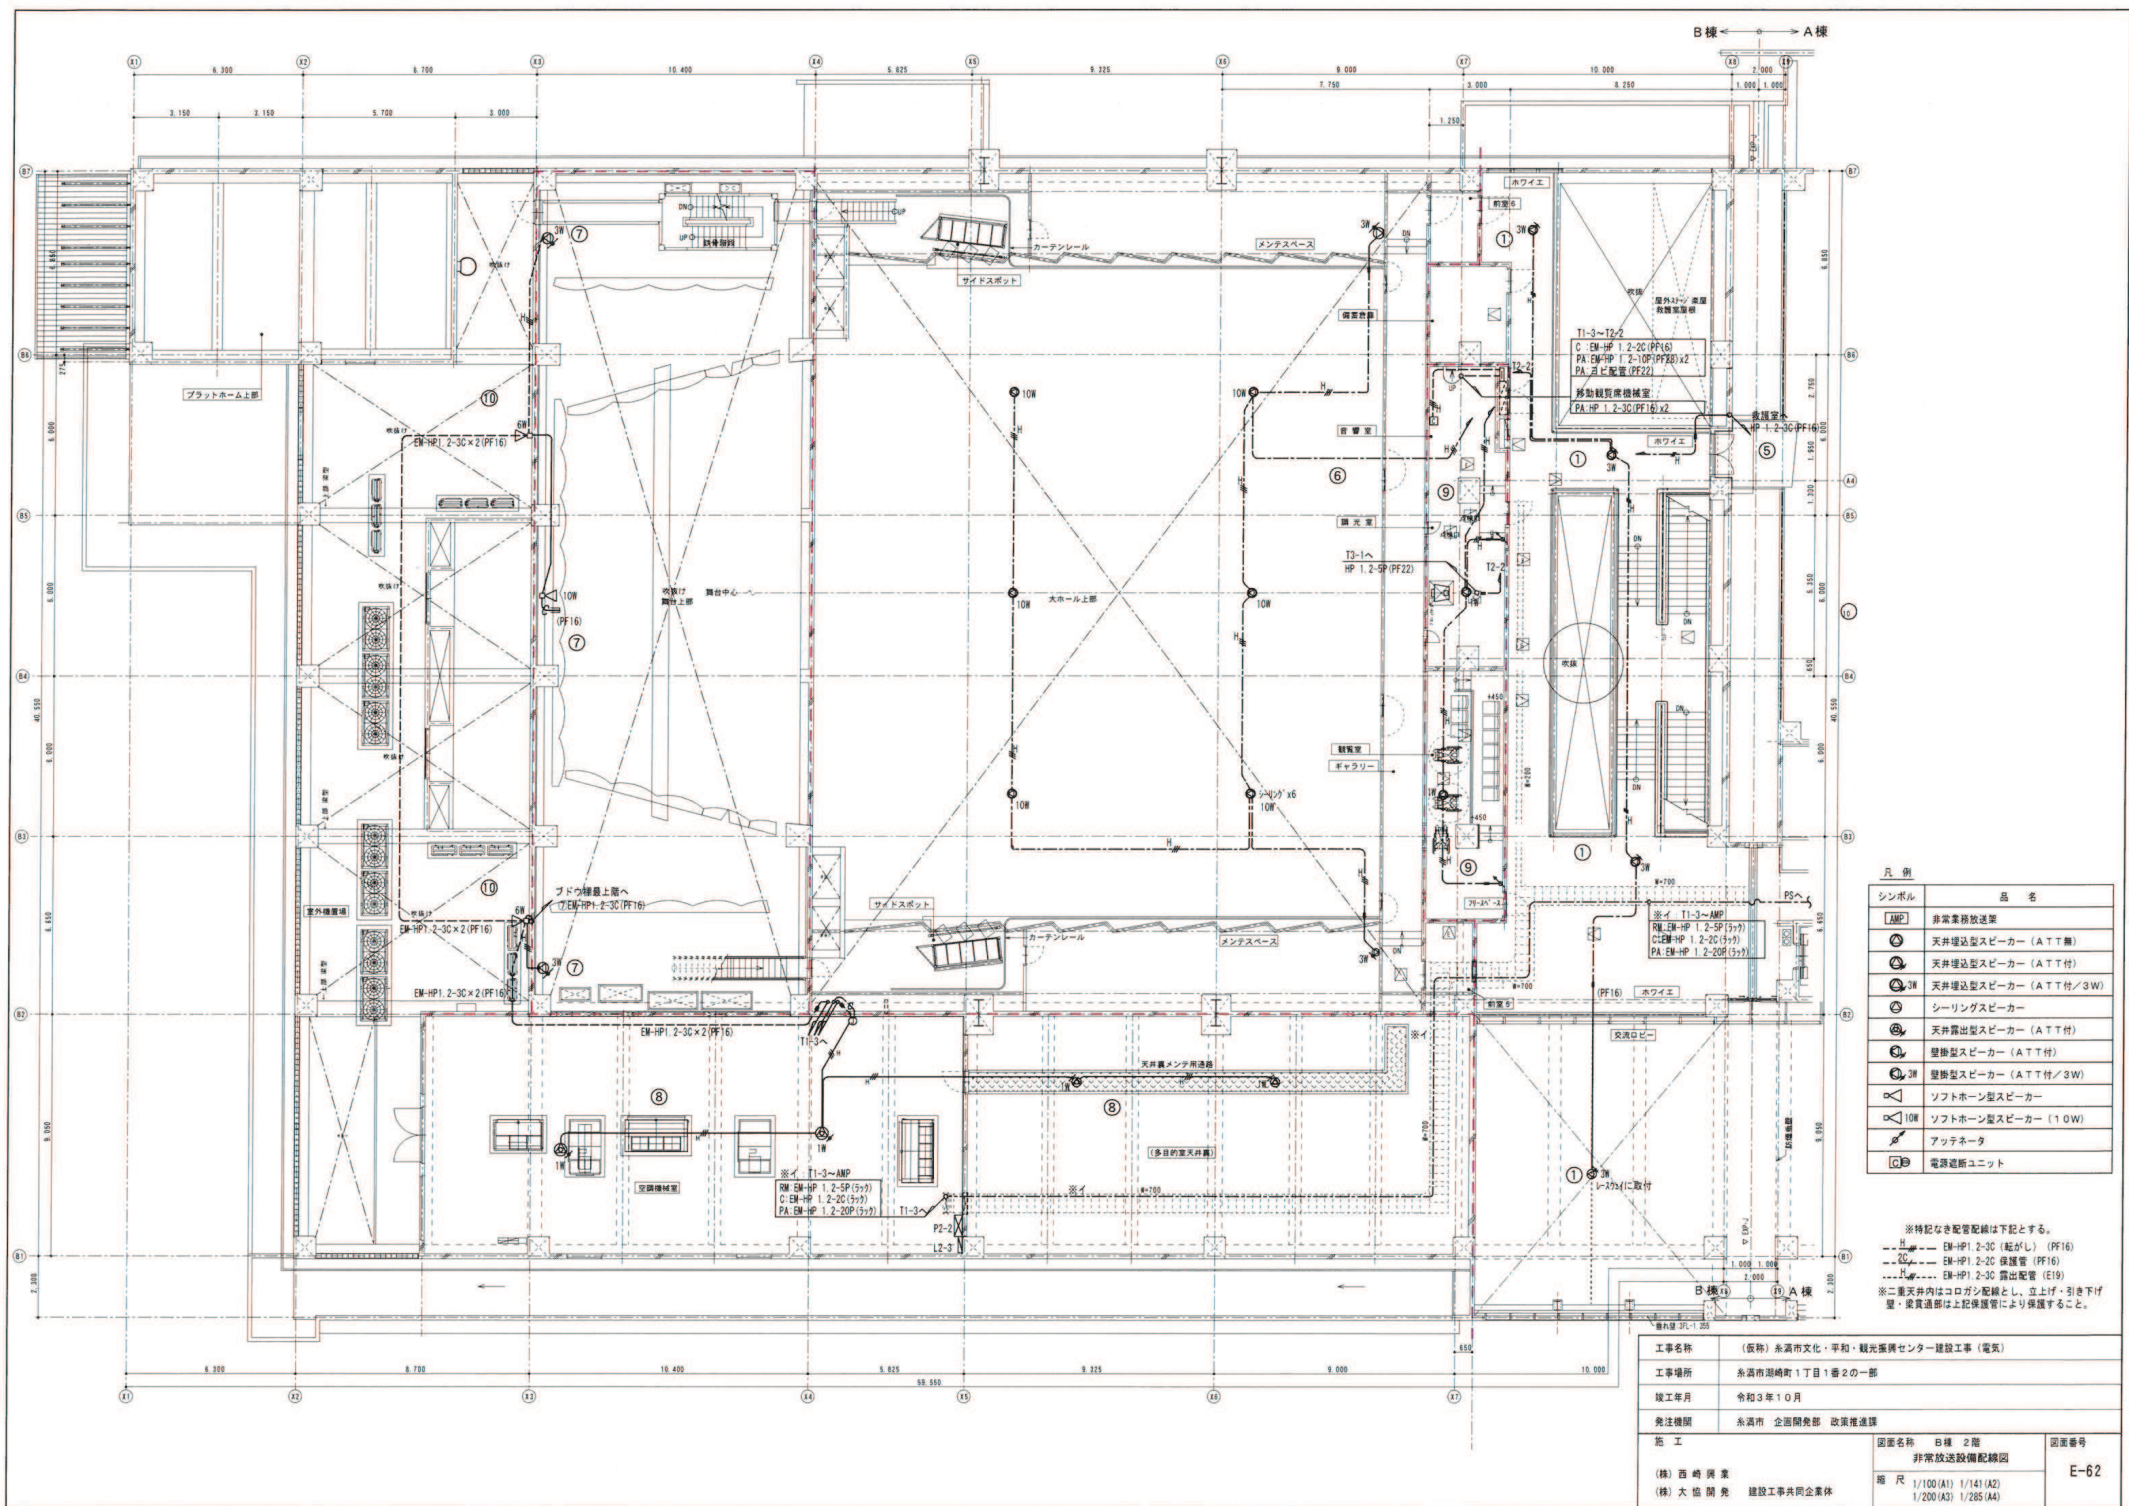


凡例	品名
AMP	非常業務放送機
①	天井埋込型スピーカ (A T T 付)
②	天井埋込型スピーカ (A T T 付)
③	天井埋込型スピーカ (A T T 付/3W)
④	シーリングスピーカ
⑤	天井露出型スピーカ (A T T 付)
⑥	壁掛型スピーカ (A T T 付)
⑦	壁掛型スピーカ (A T T 付/3W)
⑧	ソフトホーン型スピーカ
⑨	ソフトホーン型スピーカ (10W)
⑩	アッテネータ
⑪	電源遮断ユニット

※特記なき配管配線は下記とする。
H ー EM-HP1 2-3C (起がし) (PF16)
PF ー EM-HP1 2-3C 保護管 (PF16)
E ー EM-HP1 2-3C 露出配管 (E19)
※二重天井内はコログラシ配線とし、立上げ・引き下げ
壁・床貫通部は上記保護管により保護すること。


工事名称	(仮称) 永瀬市文化・平和・観光振興センター建設工事 (電気)
工事場所	永瀬市湖崎町1丁目1番2の一部
竣工年月	令和3年10月
発注機関	永瀬市 企画開発部 政策推進課
監工	(株) 西崎興業 (株) 大信開発 建設工事共同企業体
図面名称	B棟 2階 非常放送設備配線図
縮尺	1/100(A1) 1/141(A2) 1/200(A3) 1/285(A4)
図面番号	E-62

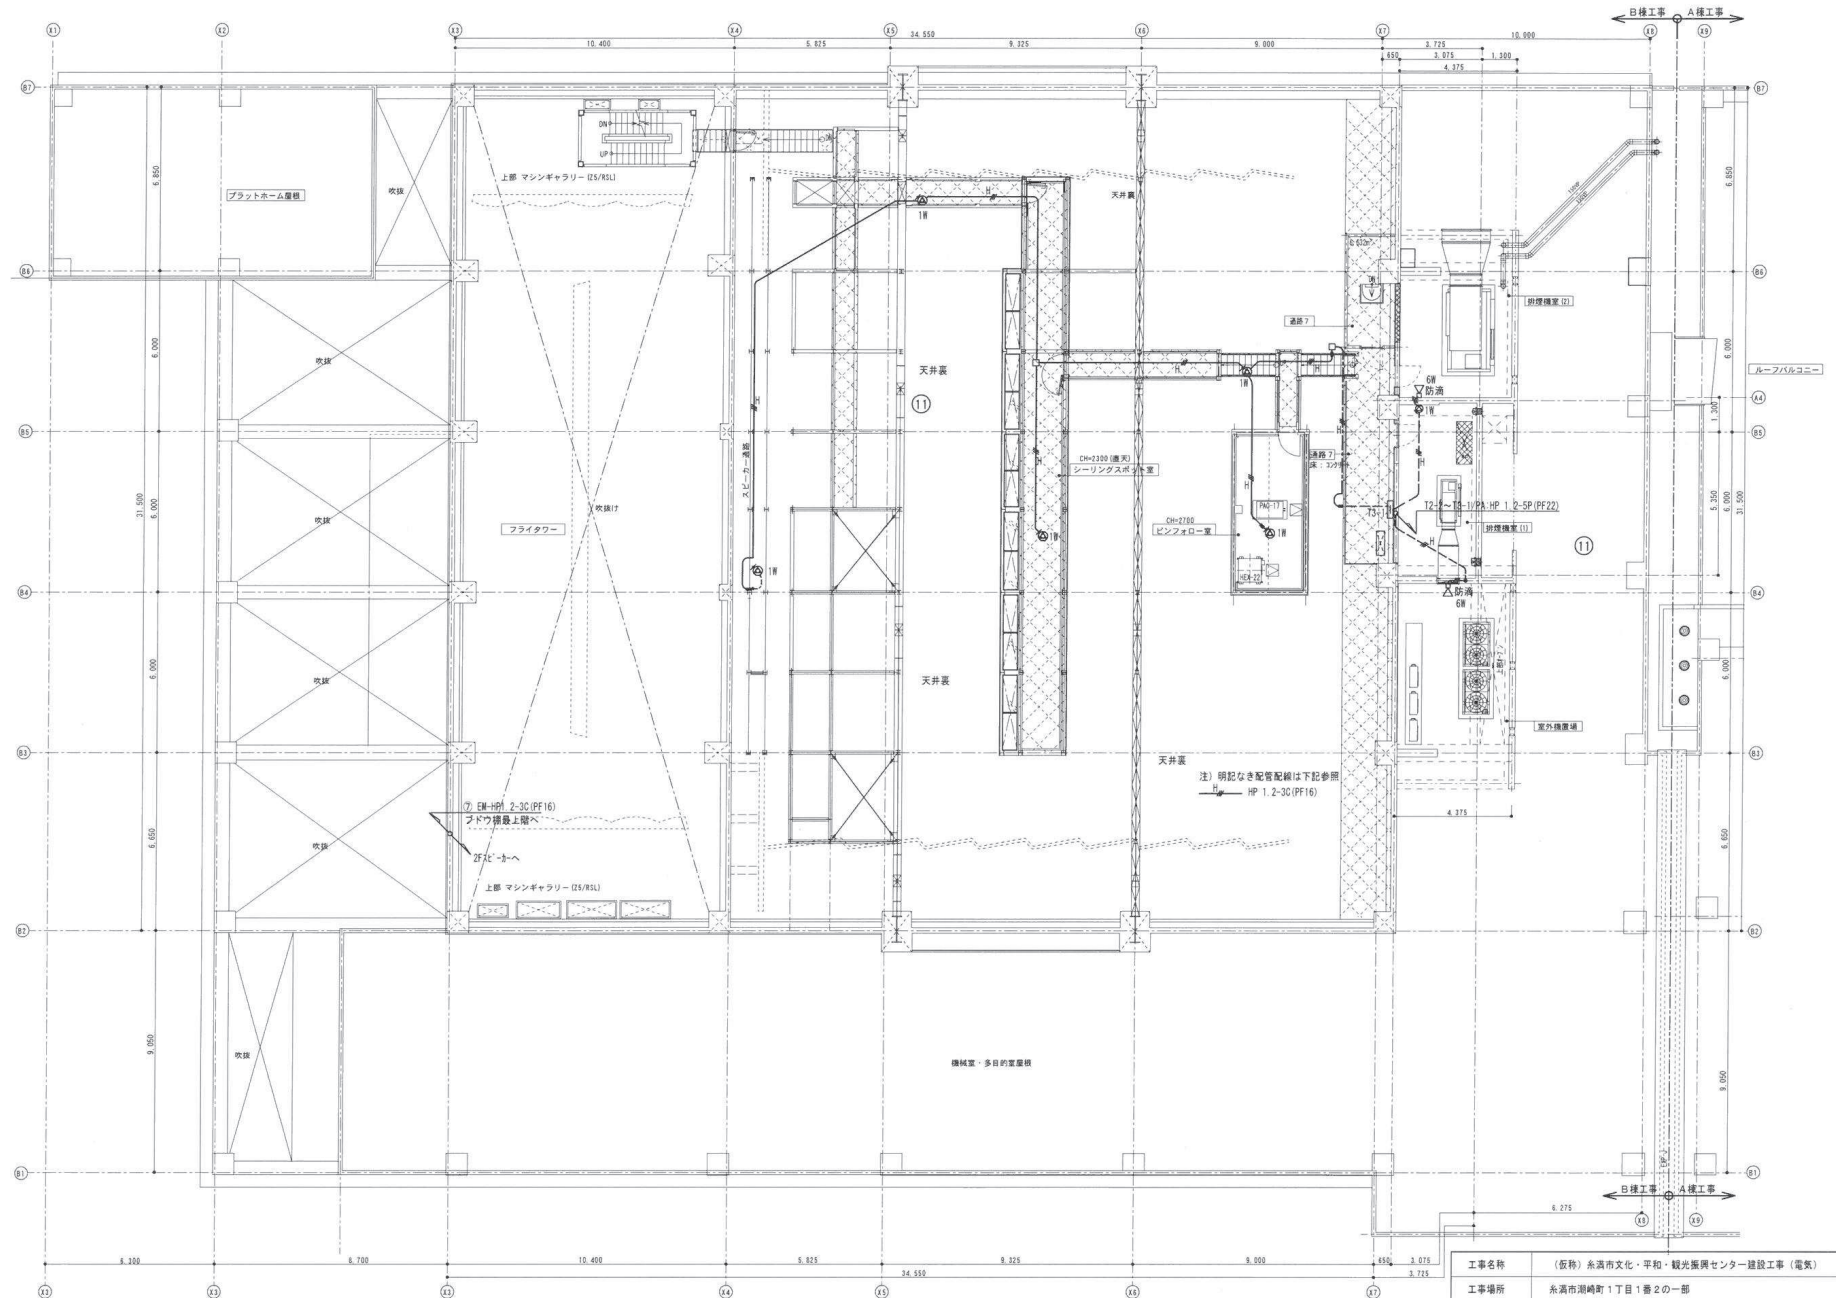

工事名称	(仮称) 糸満市文化・平和・観光振興センター建設工事 (電気)		
工事場所	糸満市潮崎町1丁目1番2の一部		
竣工年月	令和3年10月		
発注機関	糸満市 企画開発部 政策推進課		
施工	図面名称 日様 3層 非常放送設備配線図	図面番号	E-63
(株) 西崎興業	縮尺 1/100 (A1) 1/141 (A2)		
(株) 大協開発 建設工事共同企業体	1/200 (A3) 1/285 (A4)		

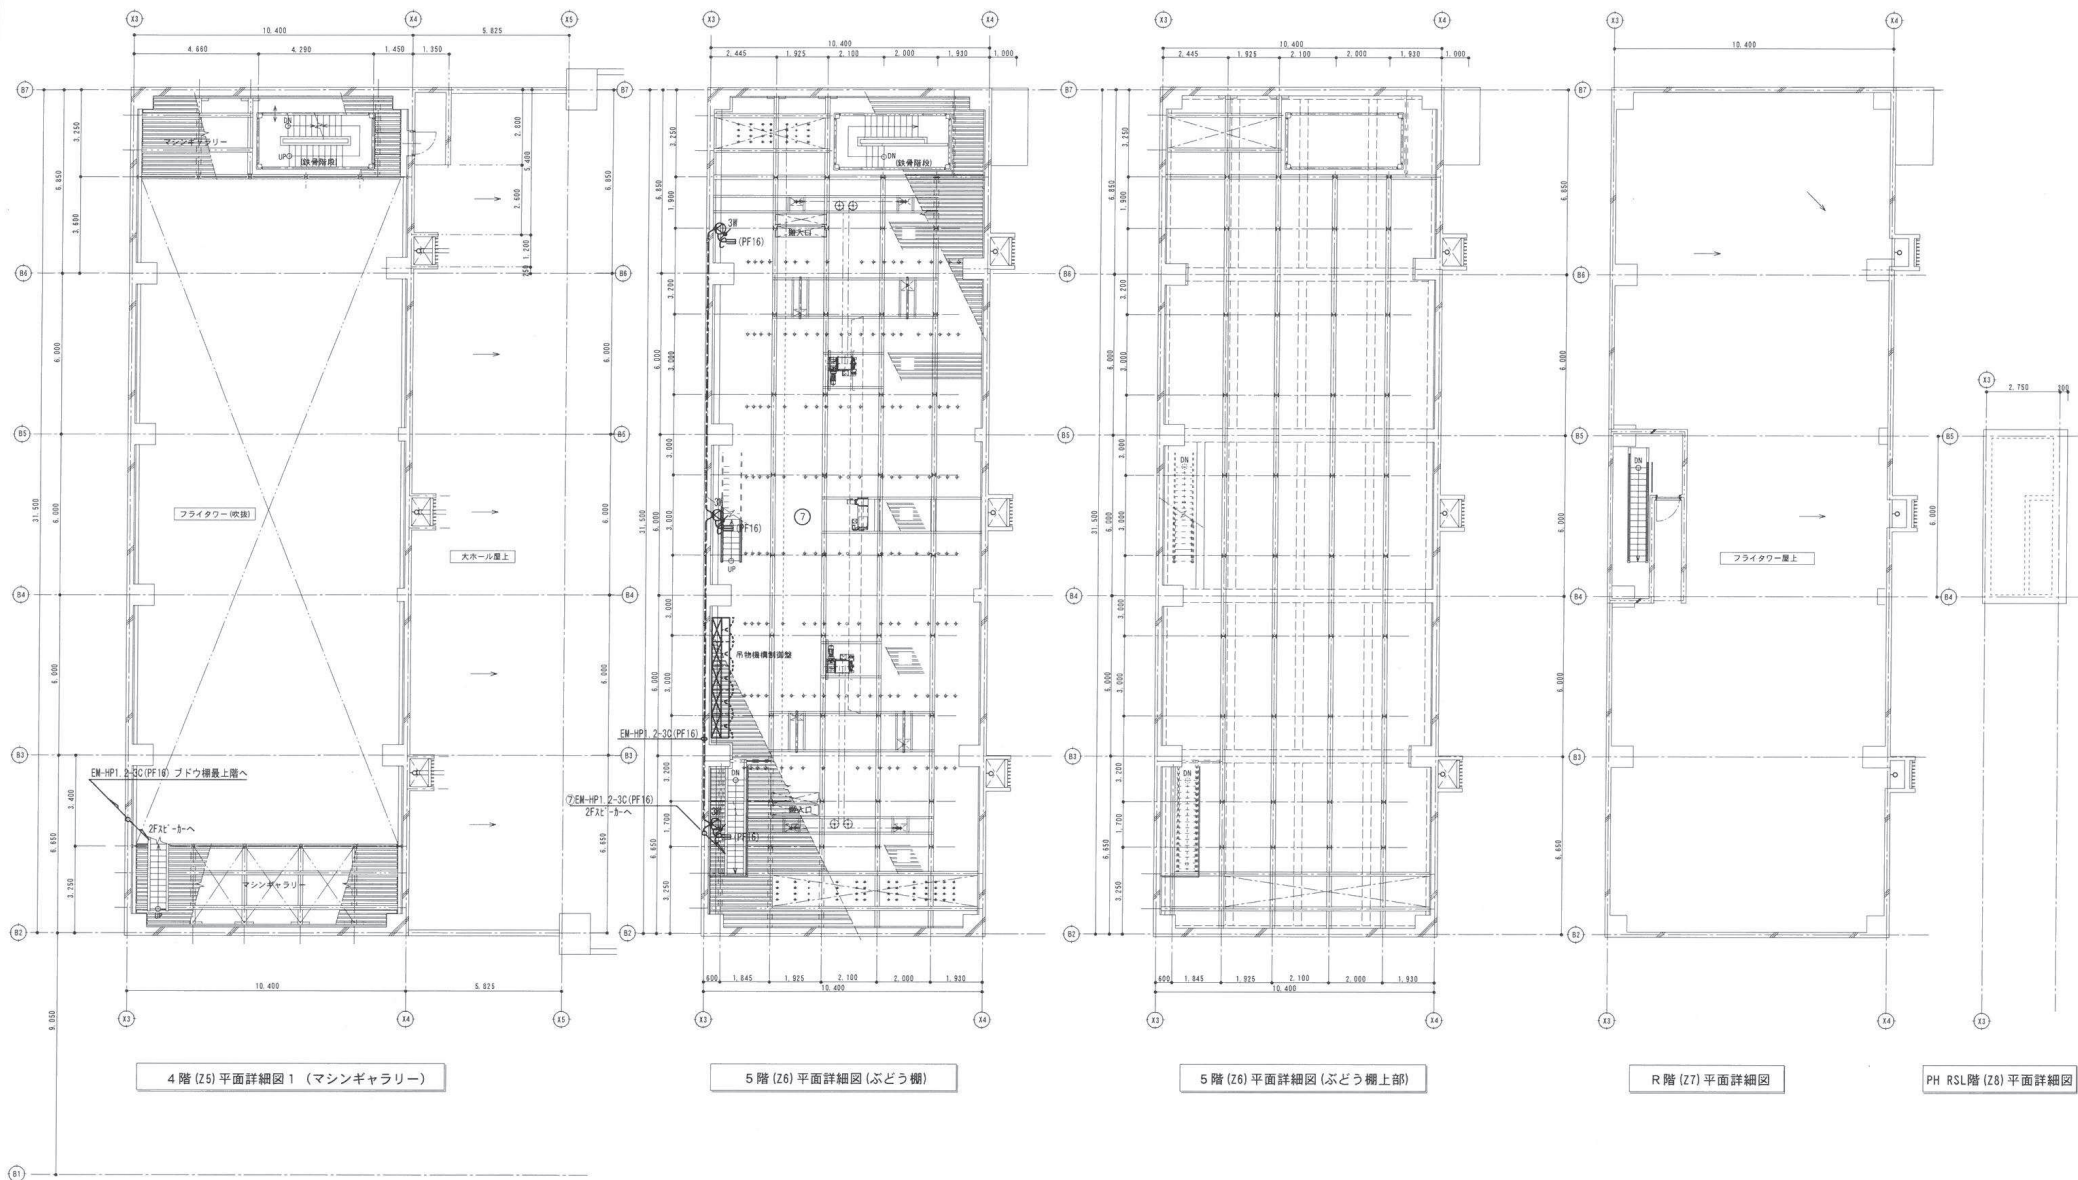


工事名称	(仮称) 糸満市文化・平和・観光振興センター建設工事 (電気)		
工事場所	糸満市羽崎町1丁目1番2の一部		
竣工年月	令和3年10月		
発注機関	糸満市 企画開発部 政策推進課		
施工	図面名称 日曜 4~PH階 非常放送設備配線図	図面番号 E-64	
(株) 西崎興業 (株) 大協開発 建設工事共同企業体	縮尺 1/100 (A1) 1/141 (A2) 1/200 (A3)		

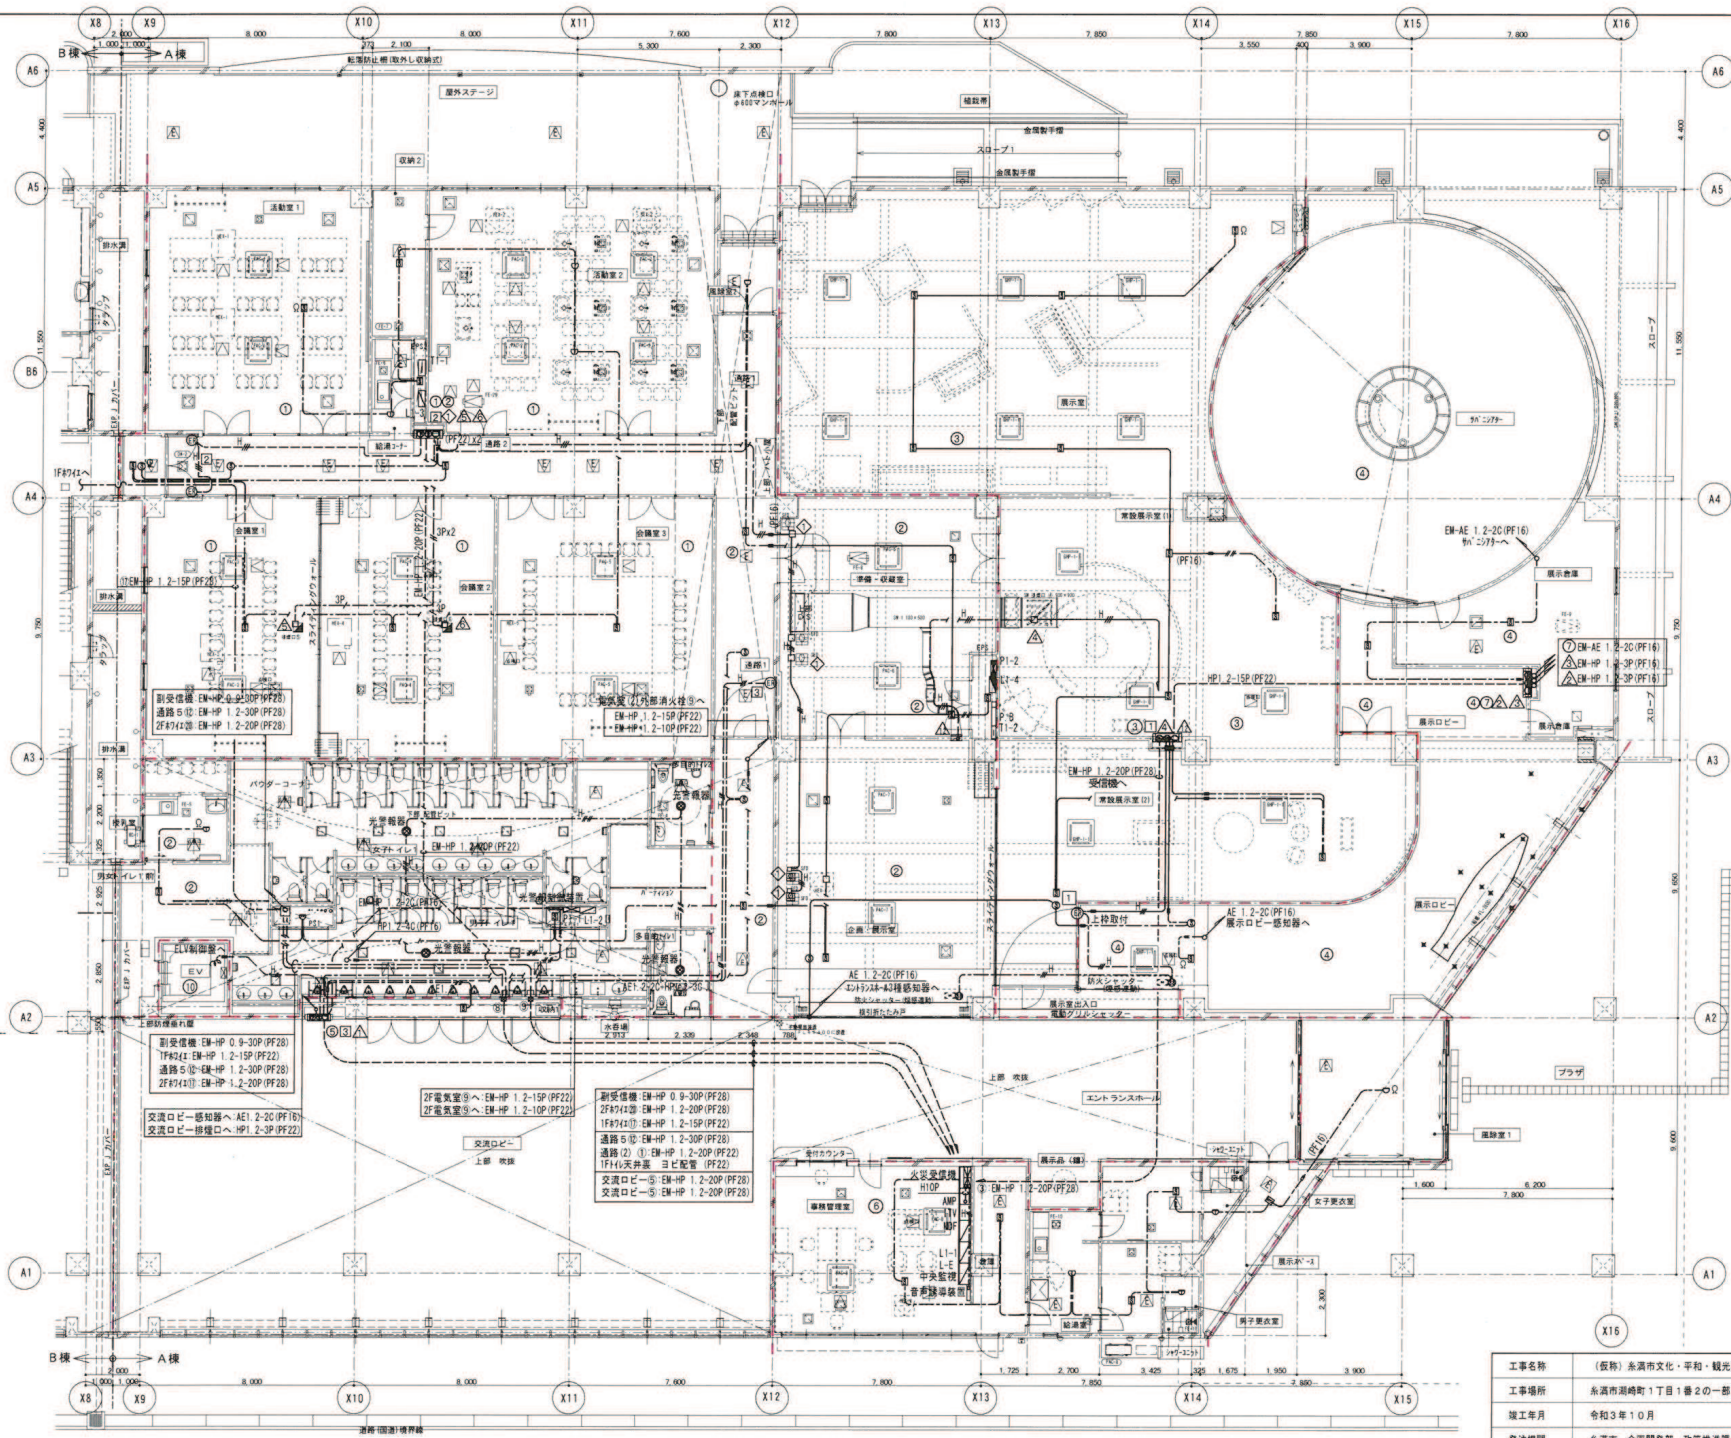


- 明記なき配管配線は下記の通りとする。
- AE1 2-20 (PF16)
 - AE1 2-40 (PF16)
 - HP1 2-20 (PF16)
 - HP1 2-30 (PF16)
 - HP1 2-40 (PF16)
 - HP1 2-30 (PF22)
- AE1 2-20 (PF16) (配がし)
- AE1 2-40 (PF16) (配がし)
- HP1 2-20 (PF16) (配がし)
- HP1 2-30 (PF16) (配がし)
- HP1 2-40 (PF16) (配がし)
- HP1 2-30 (PF22) (配がし)

工事名称		(仮称) 青森市文化・平和・観光振興センター建設工事 (電気)	
工事場所		青森市青森町1丁目1番2の一部	
竣工年月		令和3年10月	
発注機関		青森市 企画開発部 政策推進課	
施 工		図面名称 A棟 1階 自動火災報知設備配線図	図面番号 E-66
(株) 西崎 興業		縮 尺 1/100 (A1) 1/141 (A2)	
(株) 大協 開発		1/200 (A3) 1/285 (A4)	
建設工事共同企業体			

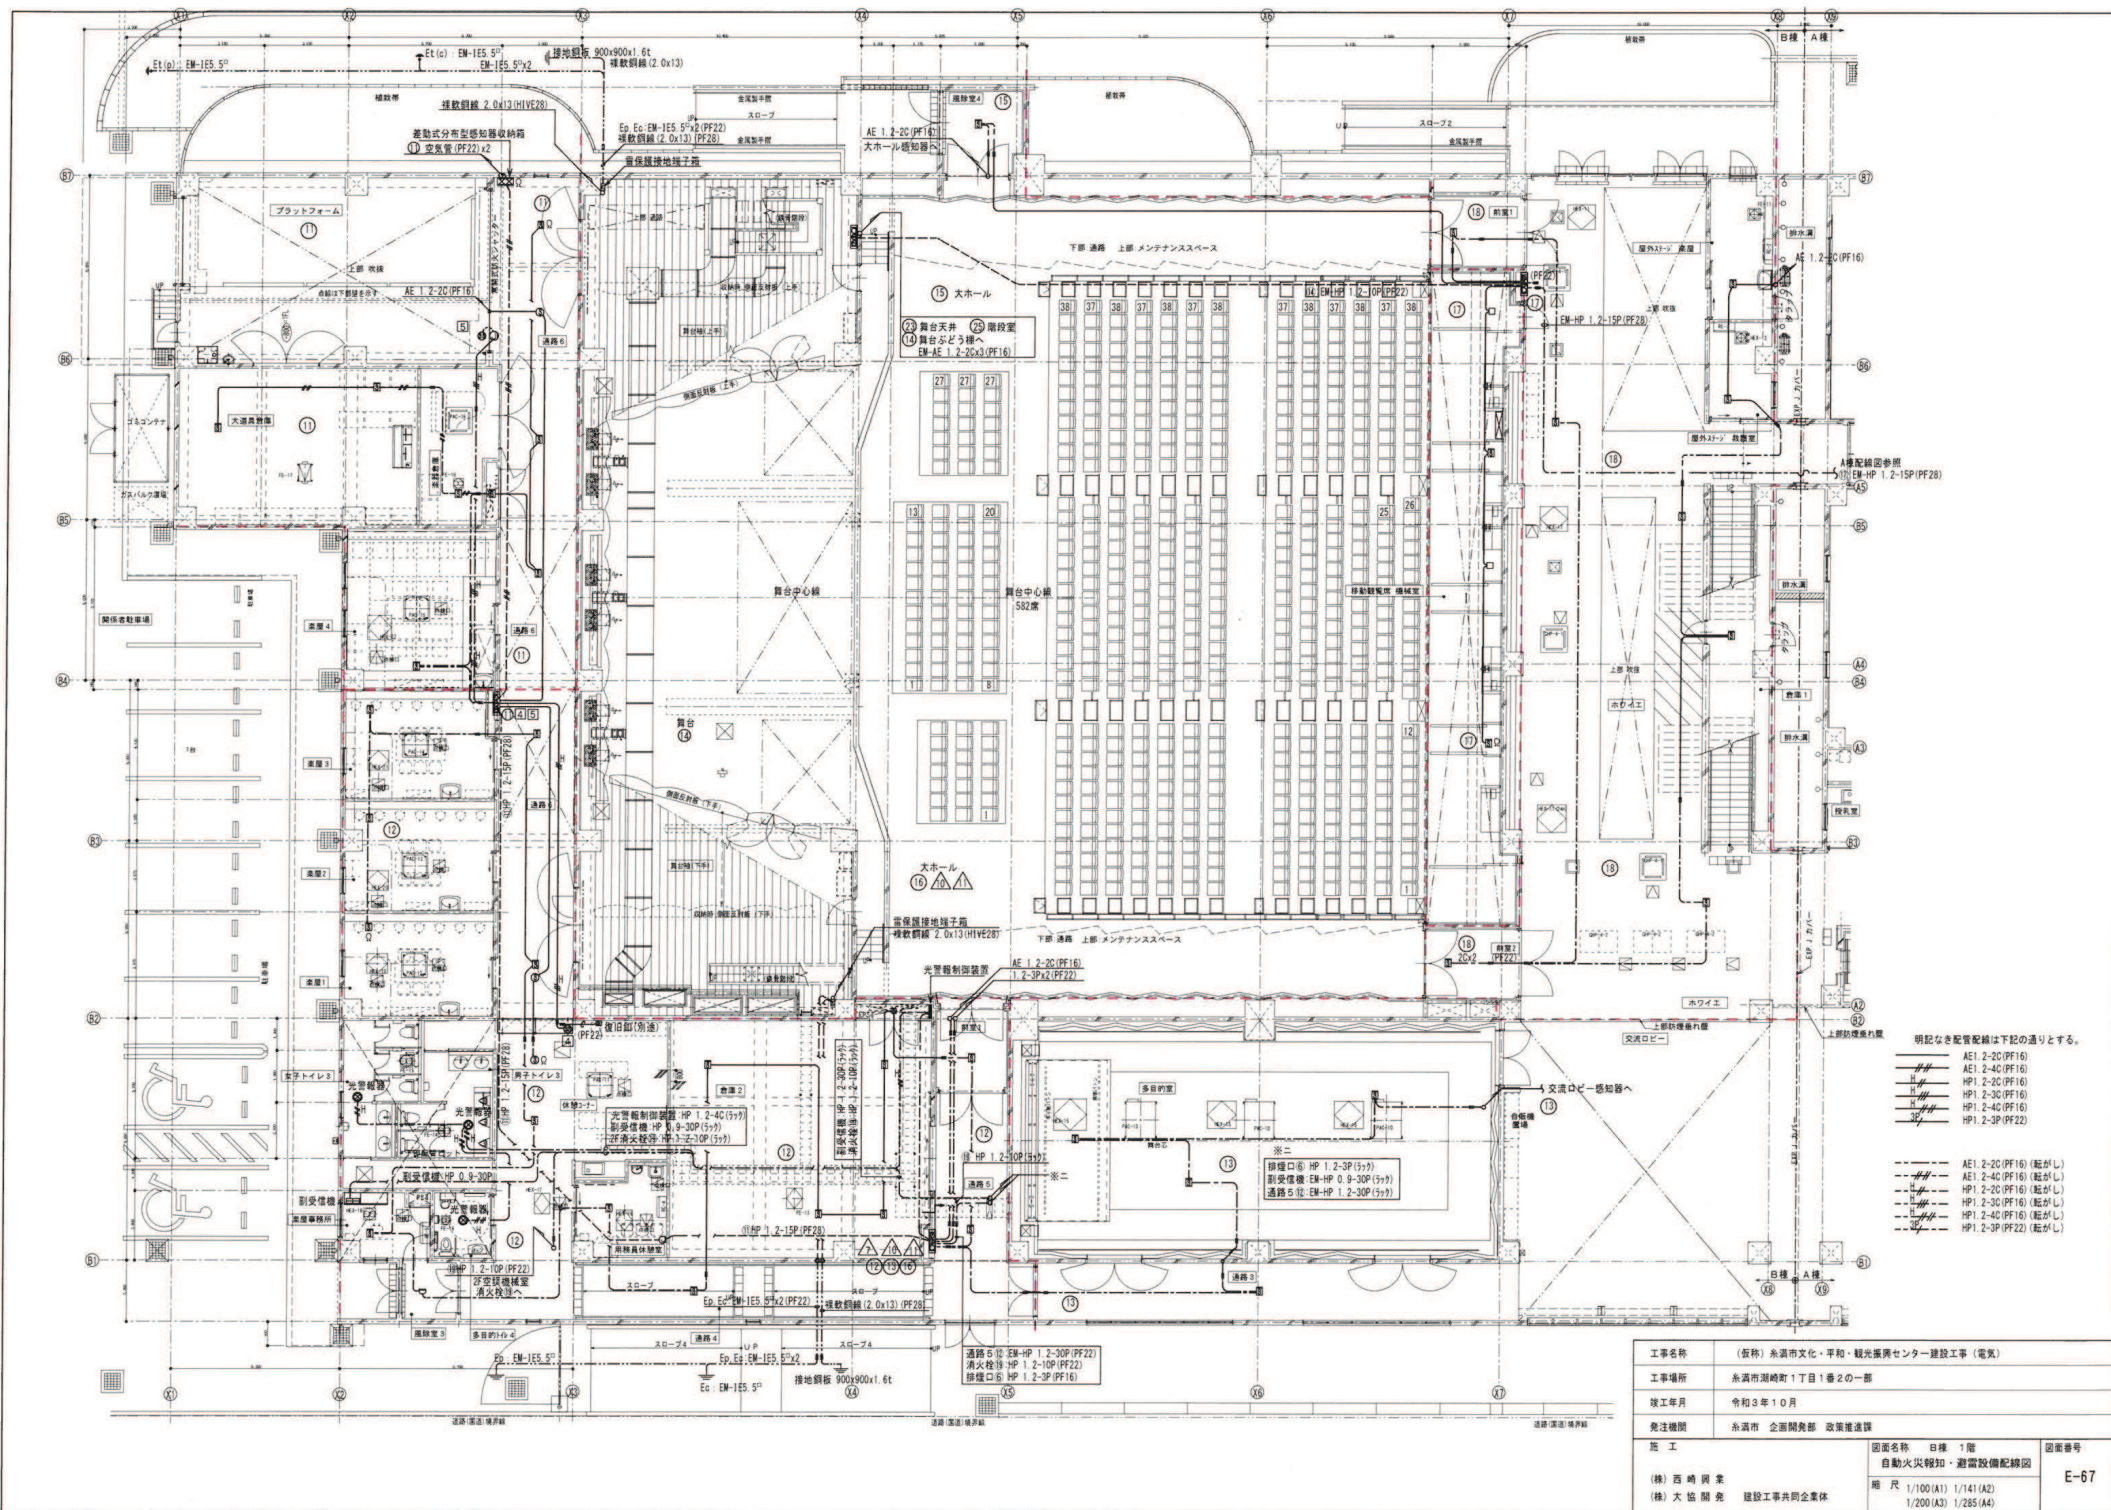


工事名称	(仮称) 糸満市文化・平和・観光振興センター建設工事 (電気)		
工事場所	糸満市泊崎町1丁目1番2の一部		
竣工年月	令和3年10月		
発注機関	糸満市 企画開発部 政策推進課		
施工	西崎 興業	図面名称	図面名称 1層
		自動火災報知・避難設備配線図	
		縮尺	1/100 (A1) 1/141 (A2) 1/200 (A3) 1/285 (A4)
		建設工事共同企業体	

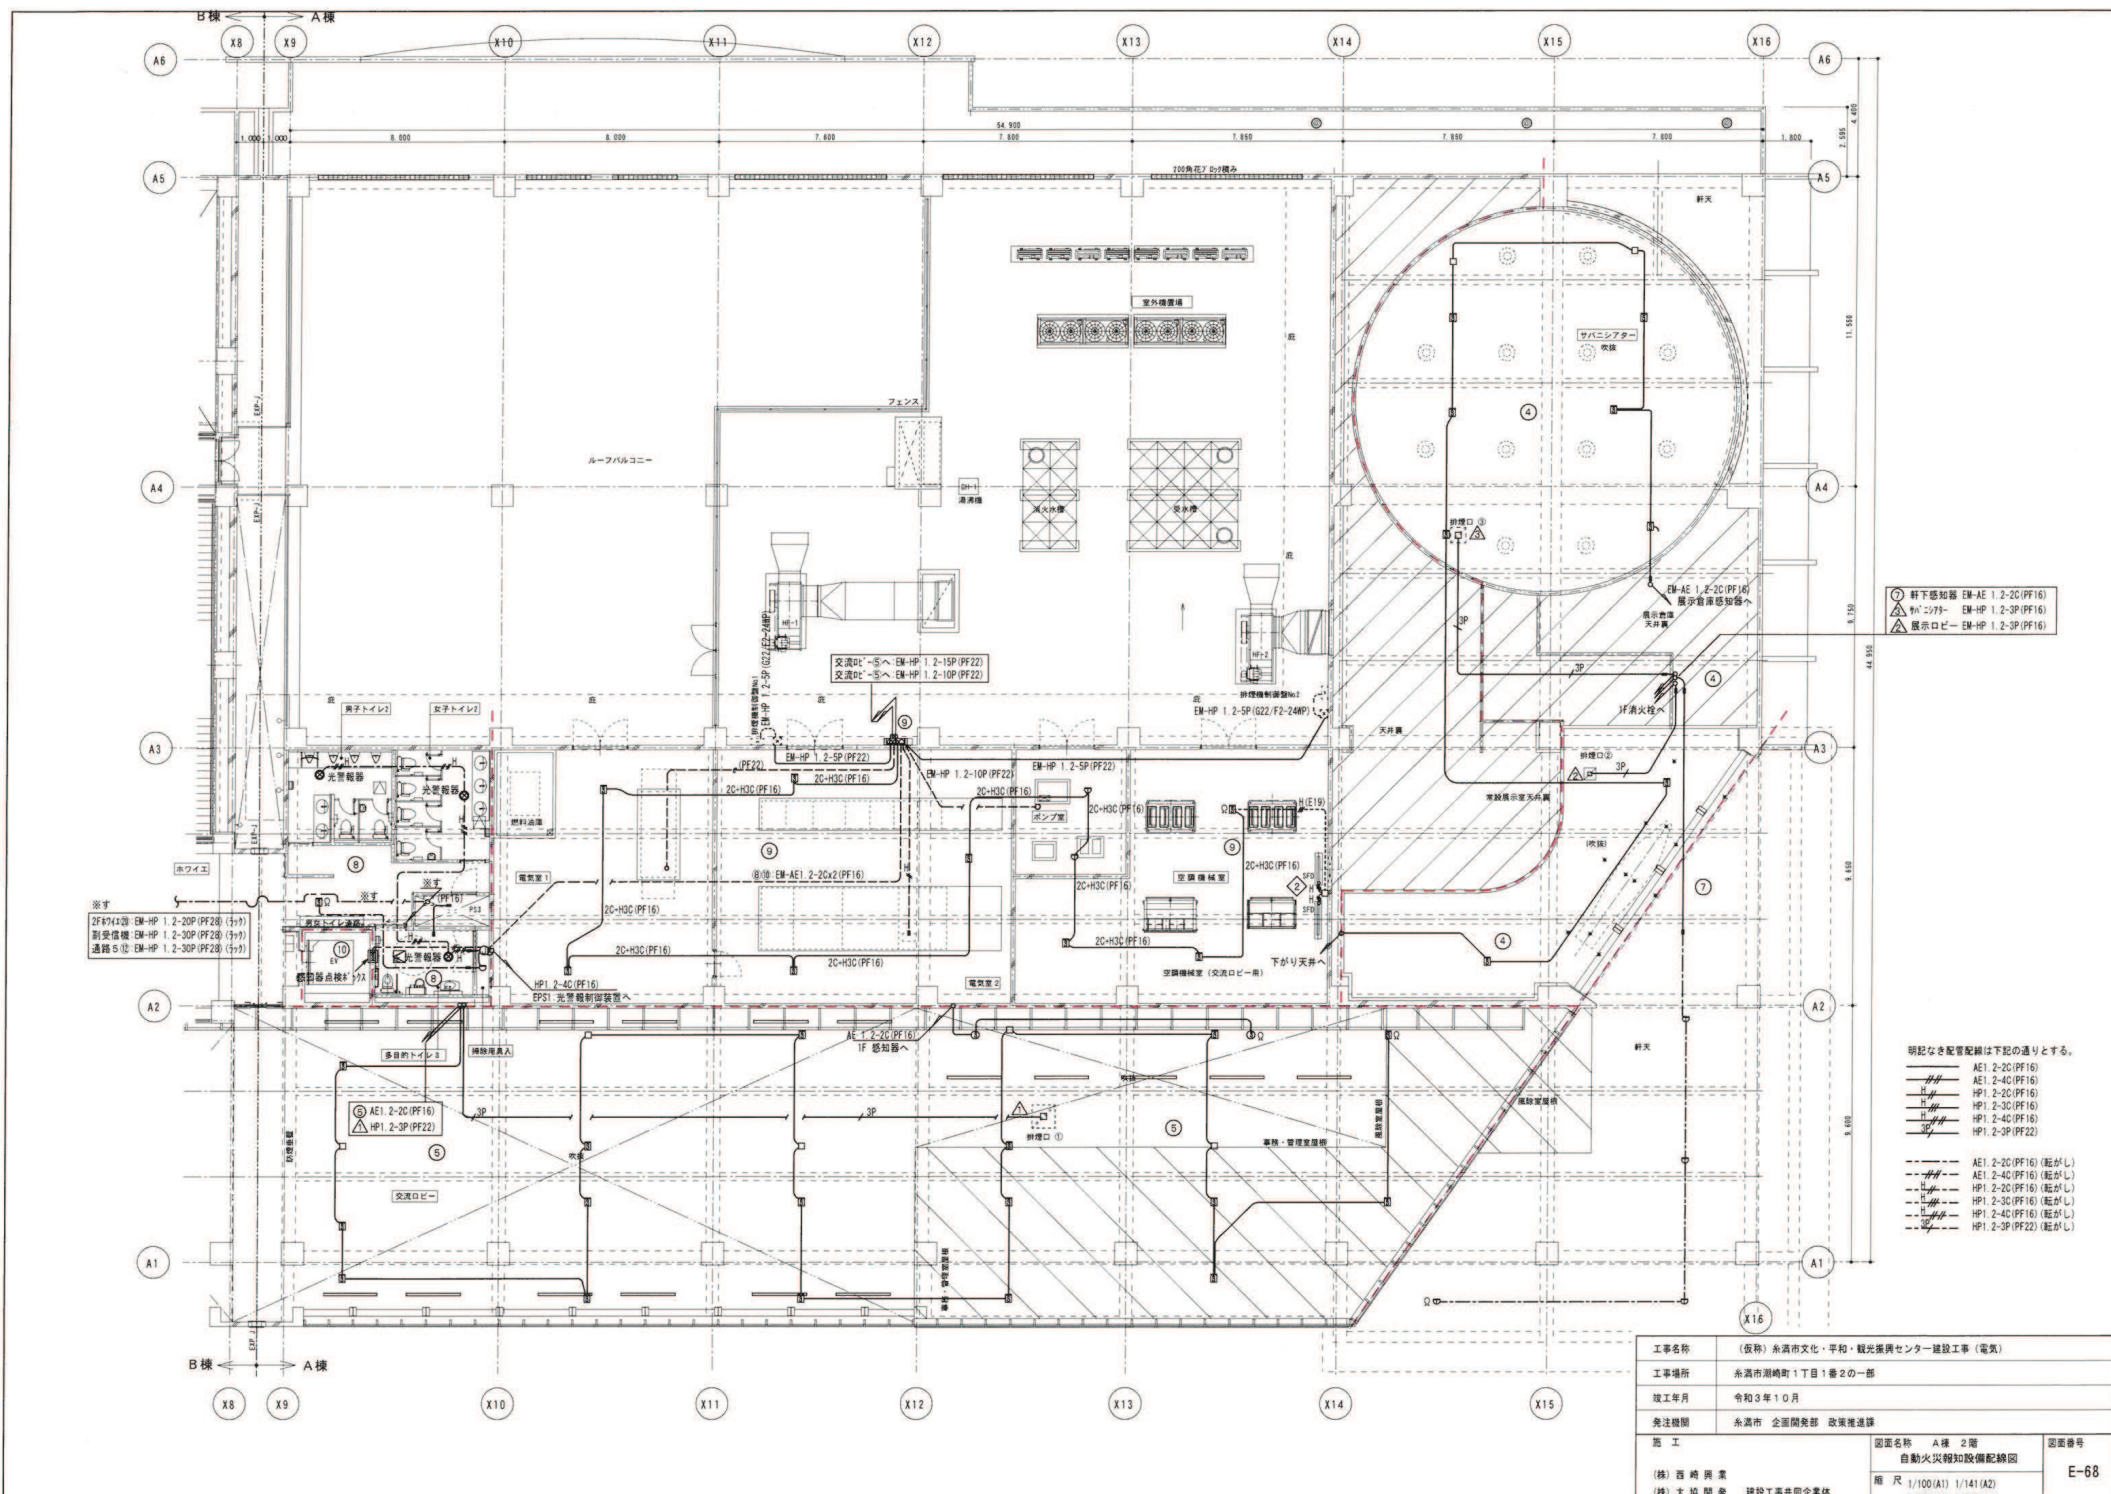


- ⑦ 軒下感知器 EM-AE 1.2-2C(PF16)
- △ 感知器 EM-HP 1.2-3P(PF16)
- △ 展示ロビー EM-HP 1.2-3P(PF16)

- 明記なき配管配線は下記の通りとする。
- AE1 2-2C(PF16)
 - AE1 2-4C(PF16)
 - HP1 2-2C(PF16)
 - HP1 2-3C(PF16)
 - HP1 2-4C(PF16)
 - HP1 2-3P(PF22)
- AE1 2-2C(PF16) (配がし)
--- AE1 2-4C(PF16) (配がし)
--- HP1 2-2C(PF16) (配がし)
--- HP1 2-3C(PF16) (配がし)
--- HP1 2-4C(PF16) (配がし)
--- HP1 2-3P(PF22) (配がし)

工事名称	(仮称) 永清市文化・平和・観光振興センター建設工事 (電気)		
工事場所	永清市湖崎町1丁目1番2の一部		
竣工年月	令和3年10月		
発注機関	永清市 企画開発部 政策推進課		
施 工	図面名称	A棟 2階 自動火災報知設備配線図	図面番号 E-68
(株) 西崎興業 (株) 大協開発 建設工事共同企業体	縮 尺	1/100(A1) 1/141(A2) 1/200(A3) 1/285(A4)	

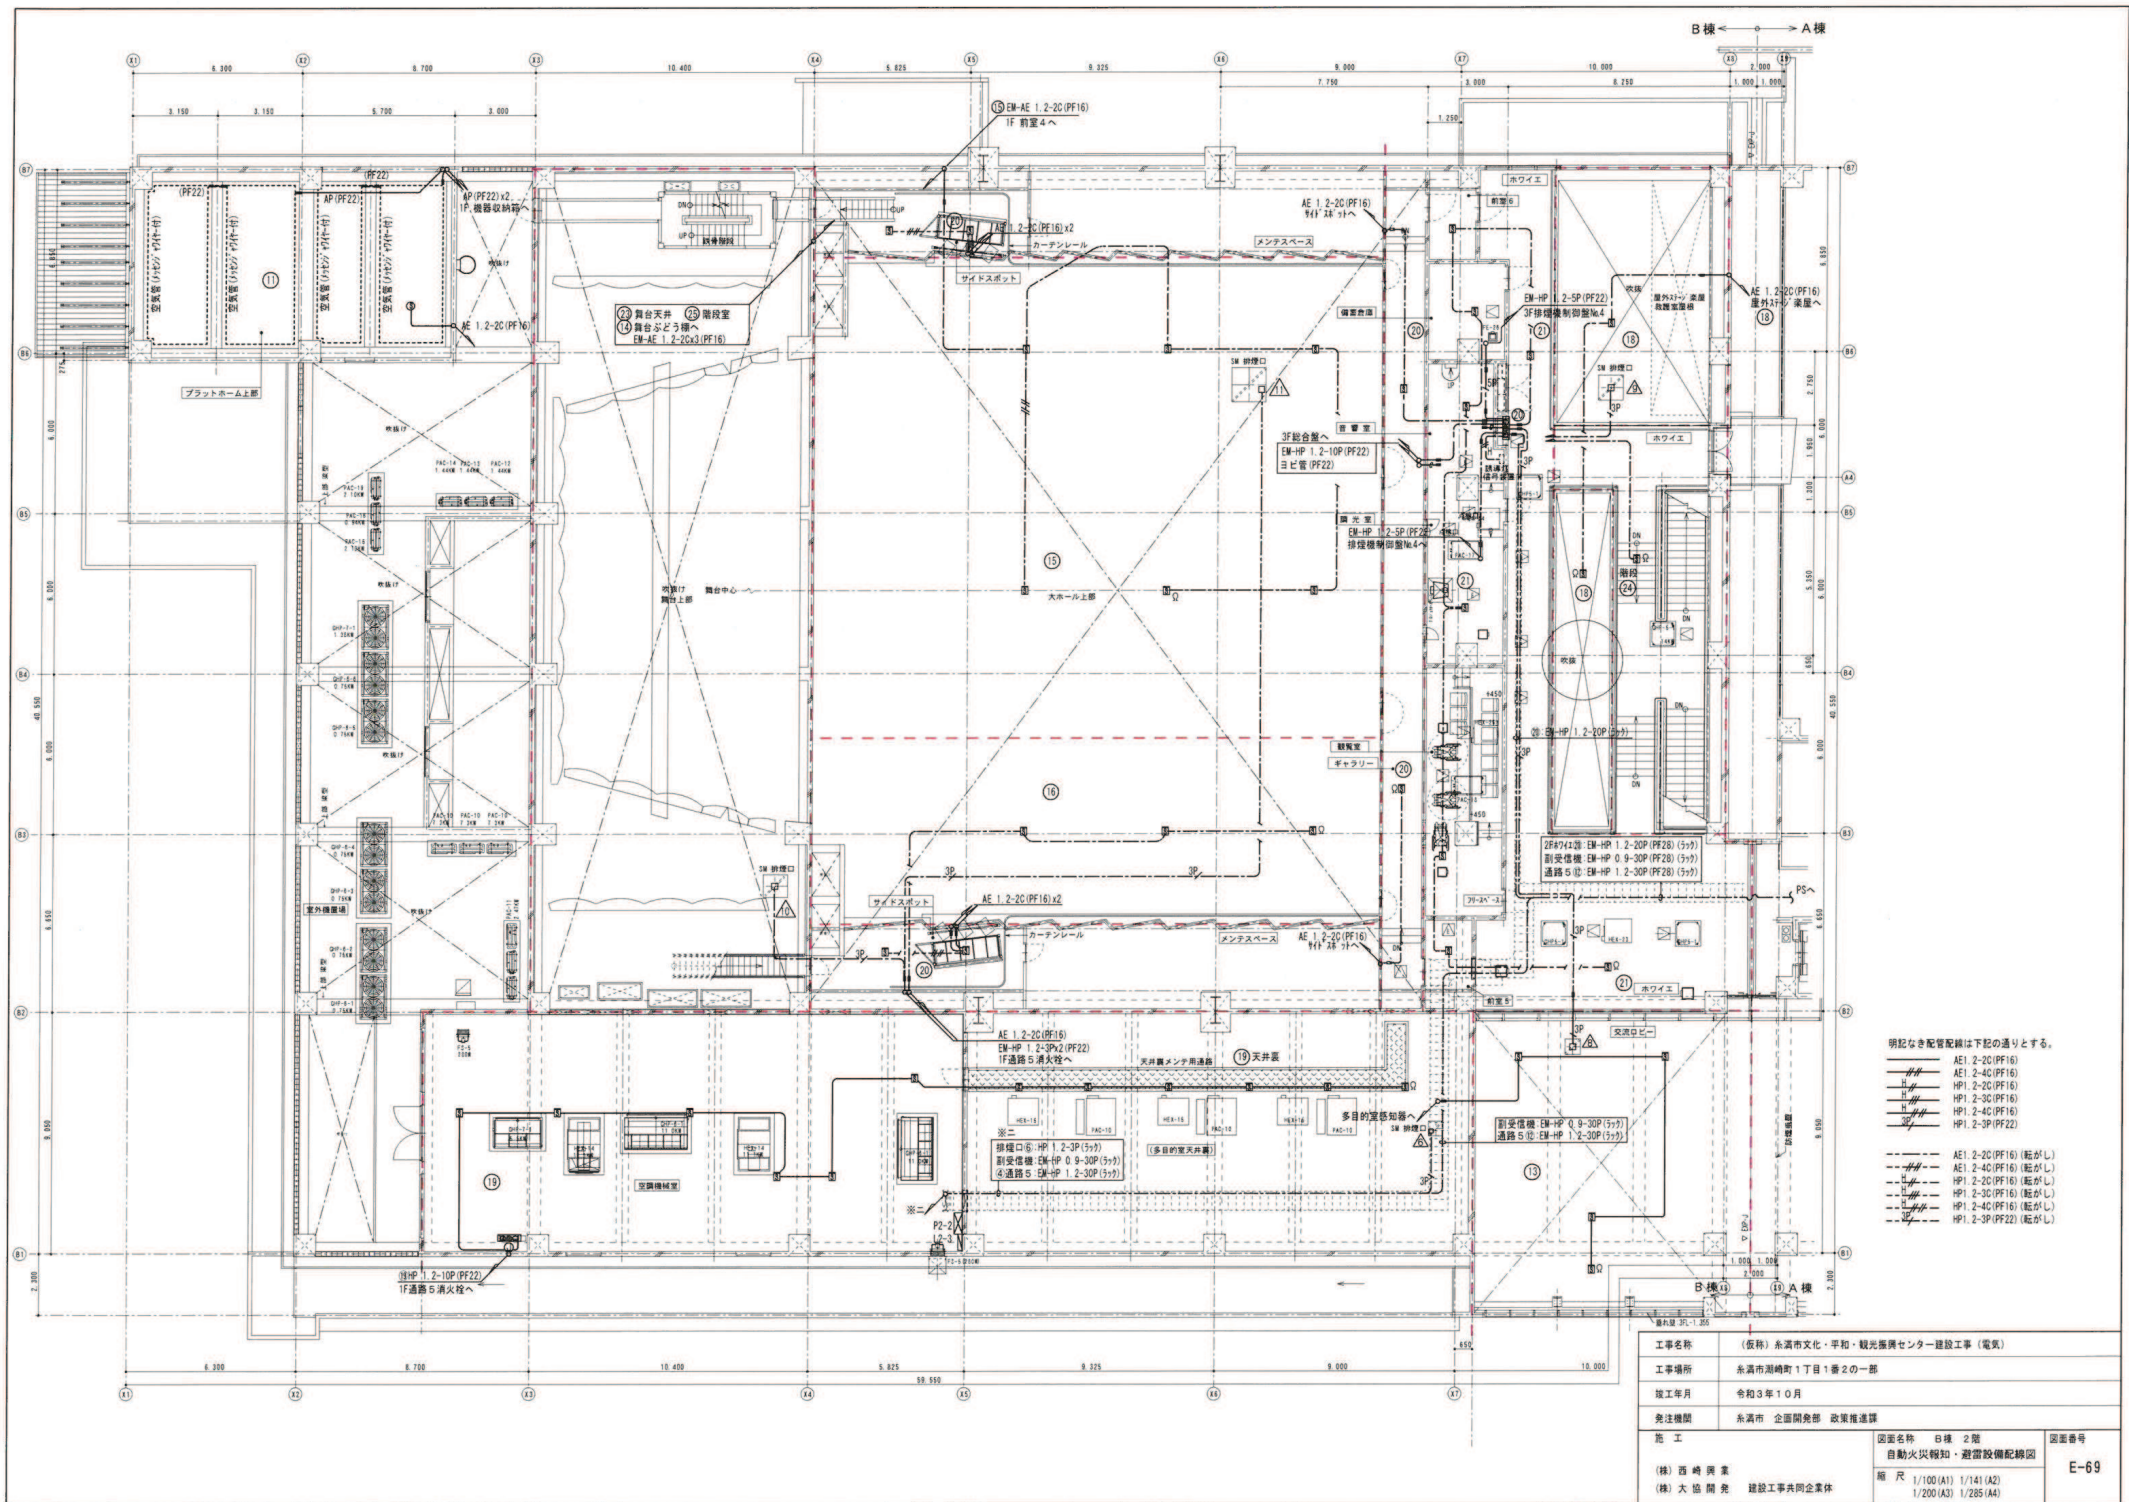

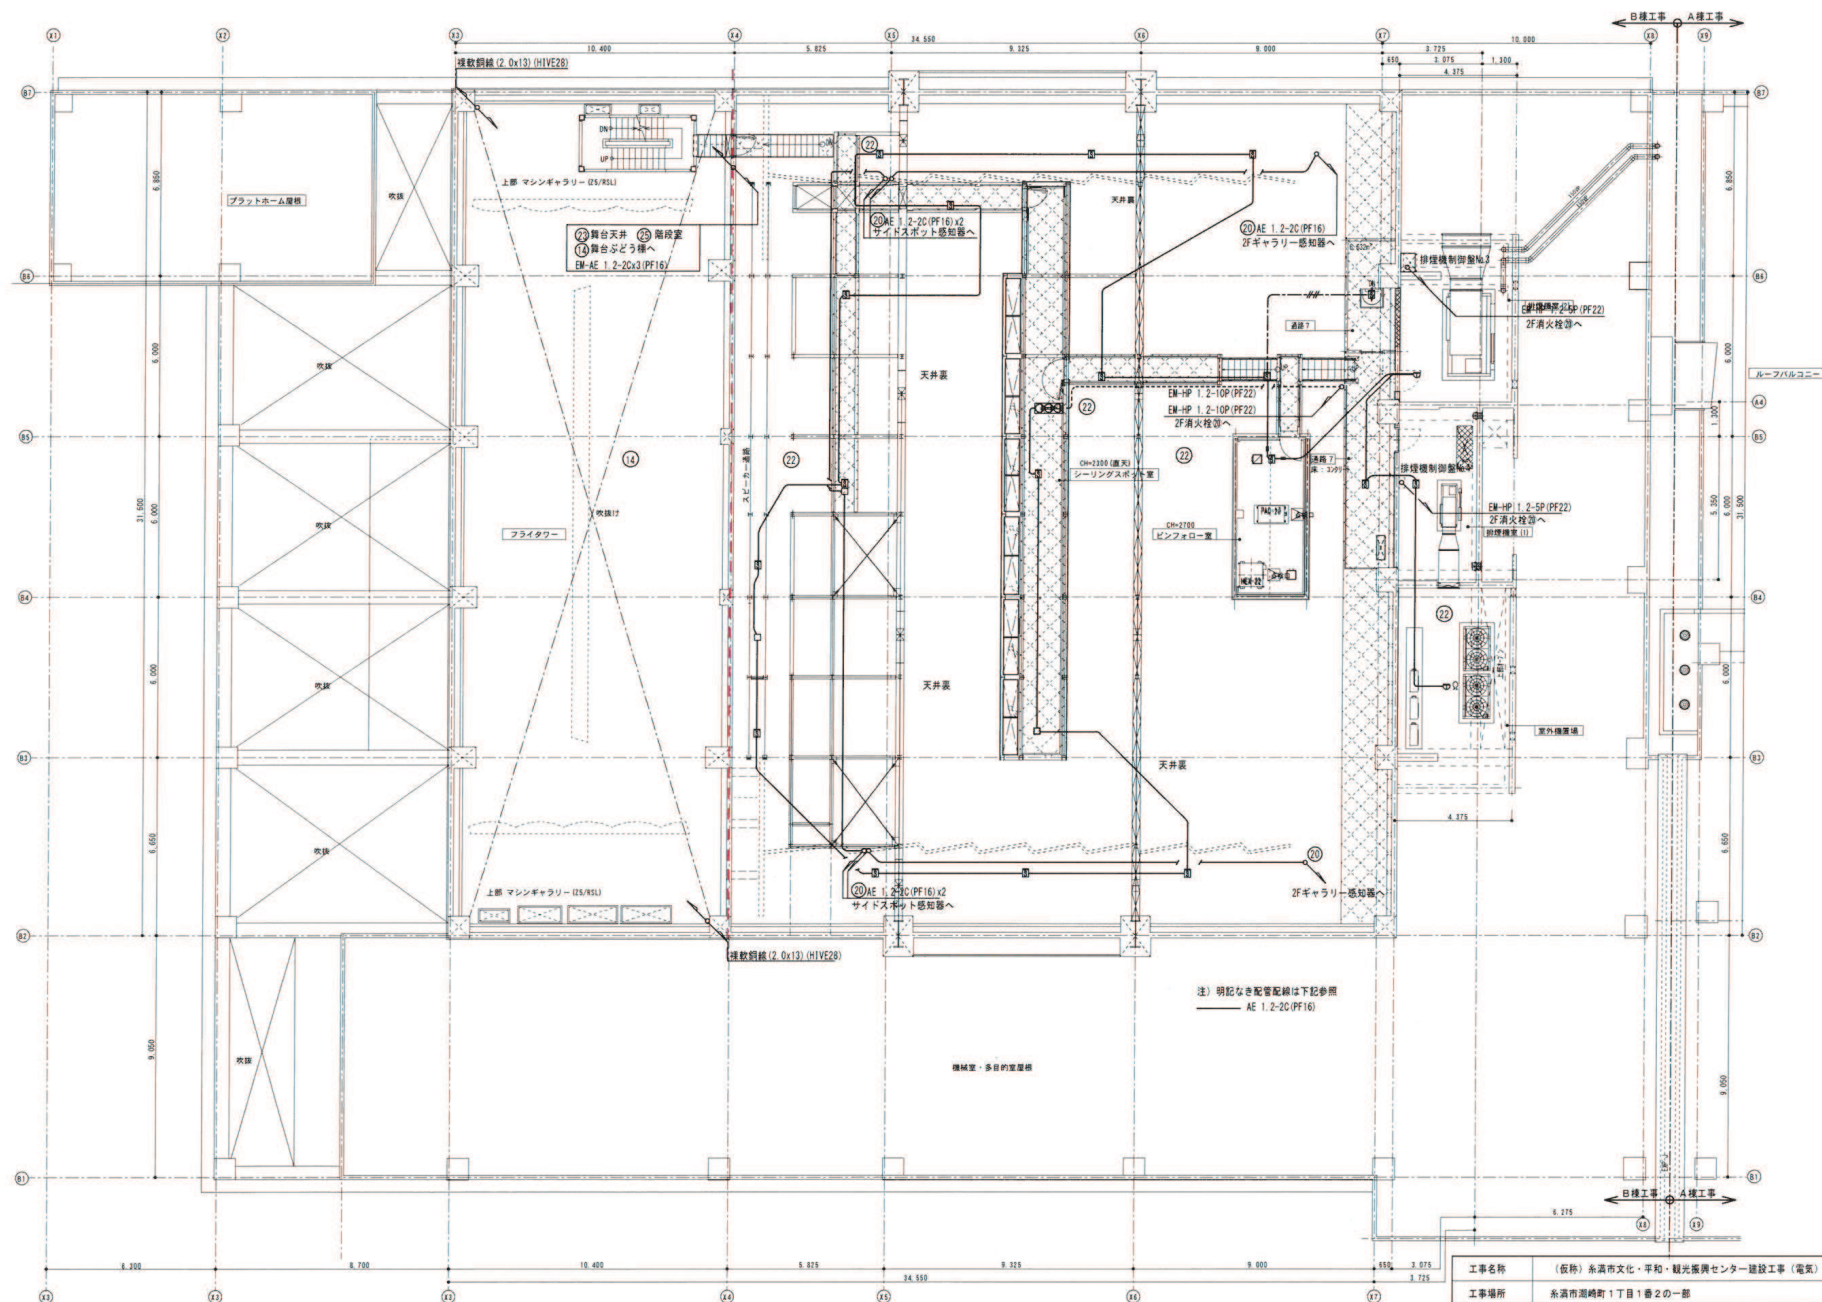

工事名称	(仮称) 新潟市文化・平和・観光振興センター建設工事 (電気)		
工事場所	新潟市西蒲区1丁目1番2の一部		
竣工年月	令和3年10月		
発注機関	新潟市 企画開発部 政策推進課		
施 工	図面名称	仕様 3階 自動火災報知・避難設備配線図	図面番号
(株) 西崎 興業	図 尺	1/100 (A1) 1/141 (A2)	E-70
(株) 大谷 開発 建設工事共同企業体		1/200 (A3) 1/285 (A4)	

